


87, Avenue de la Victoire
02480 JUSSY

*Dossier DAE :
Nouveau Jussy*

PHASE	INDICE	DATE	MODIFICATION
-	-	Février 2023	-
N° DOSSIER :			1D21010
Dessiné par :	M.GONTIER	Vérifié par :	C.MANESSE
PLAN DE SITUATION 1			Echelle : 1/25 000 - A3

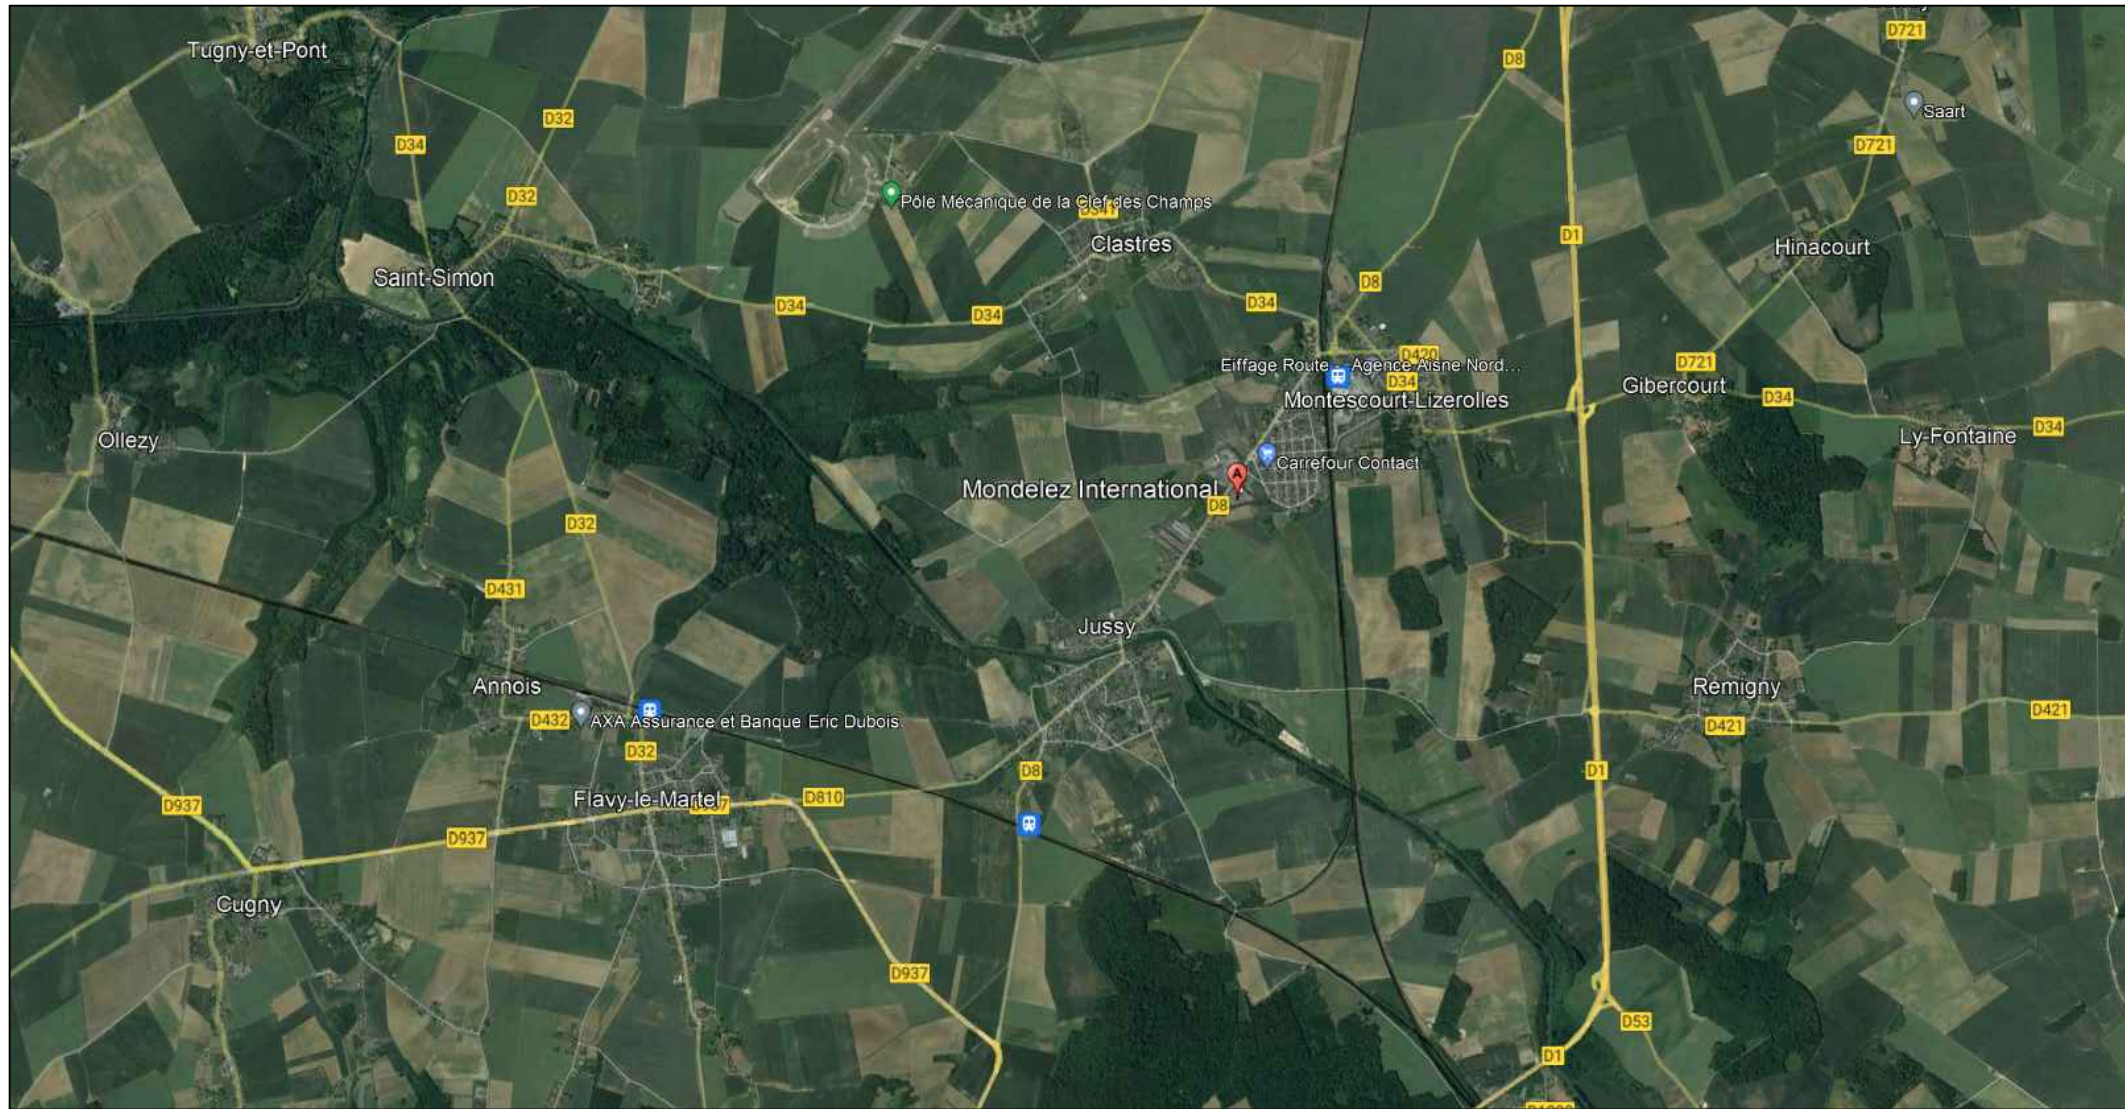



 87, Avenue de la Victoire
 02480 JUSSY

*Dossier DAE :
 Nouveau Jussy*

PHASE	INDICE	DATE	MODIFICATION
-	-	Février 2023	-
N° DOSSIER :			1D21010
Dessiné par :	M.GONTIER	Vérifié par :	C.MANESSE
PLAN DE SITUATION 2			Echelle : 1/50 000 - A3



**87, Avenue de la Victoire
02480 JUSSY**

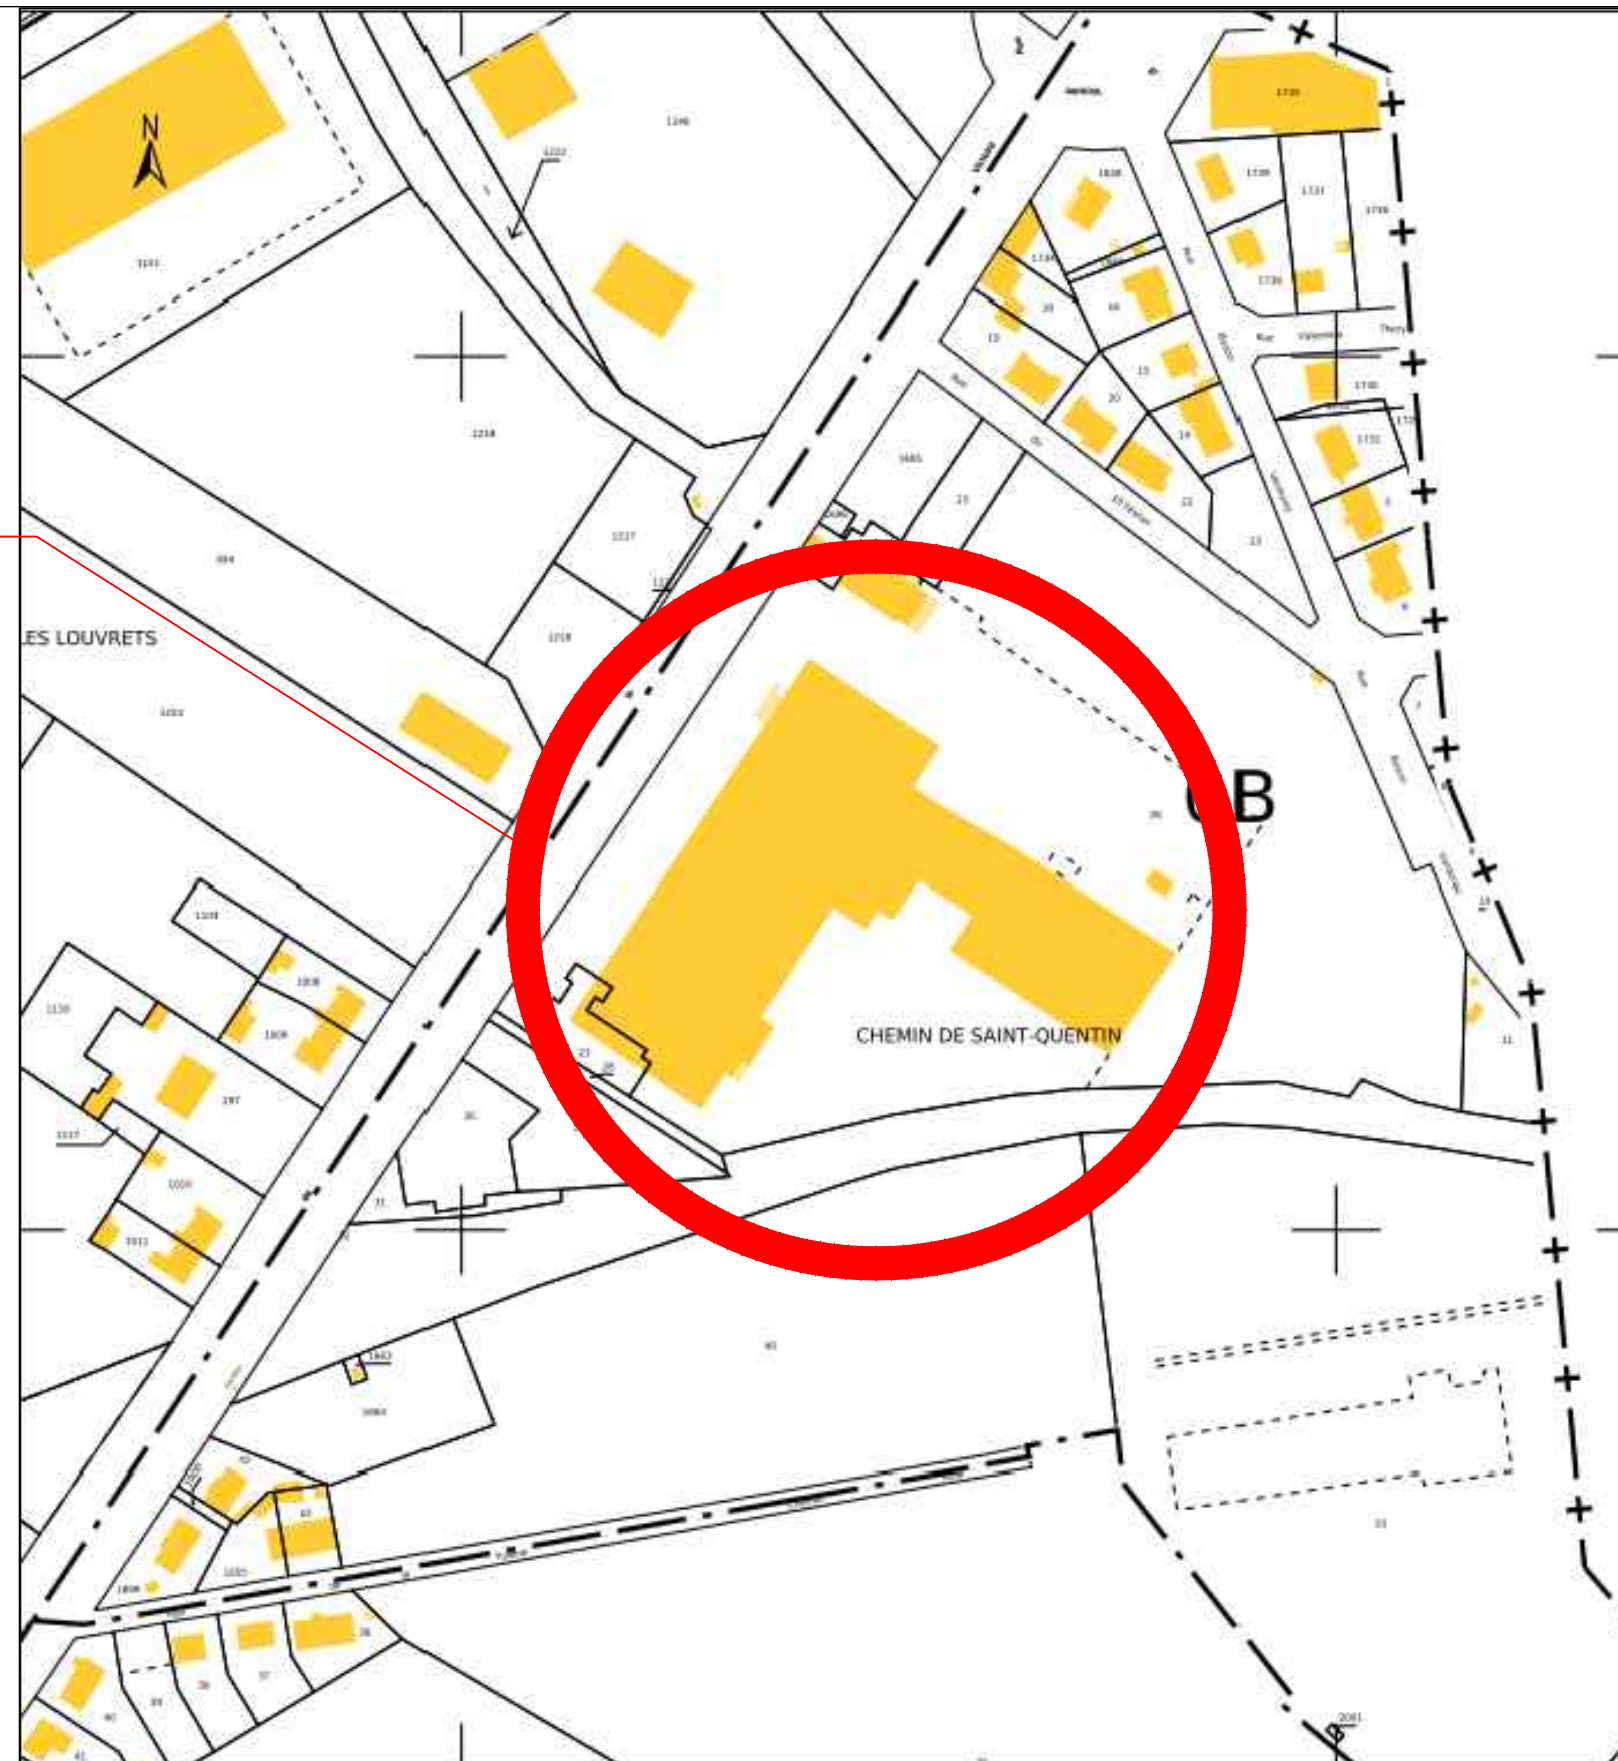

Mondelēz
International
87, Avenue de la Victoire
02480 JUSSY

*Dossier DAE :
Nouveau Jussy*

PHASE	INDICE	DATE	MODIFICATION
		Février 2023	
N° DOSSIER : 1D21010			
Dessiné par : M.GONTIER	Vérifié par : C.MANESSE	Echelle :	1/2500 - A3
PLAN DE MASSE			

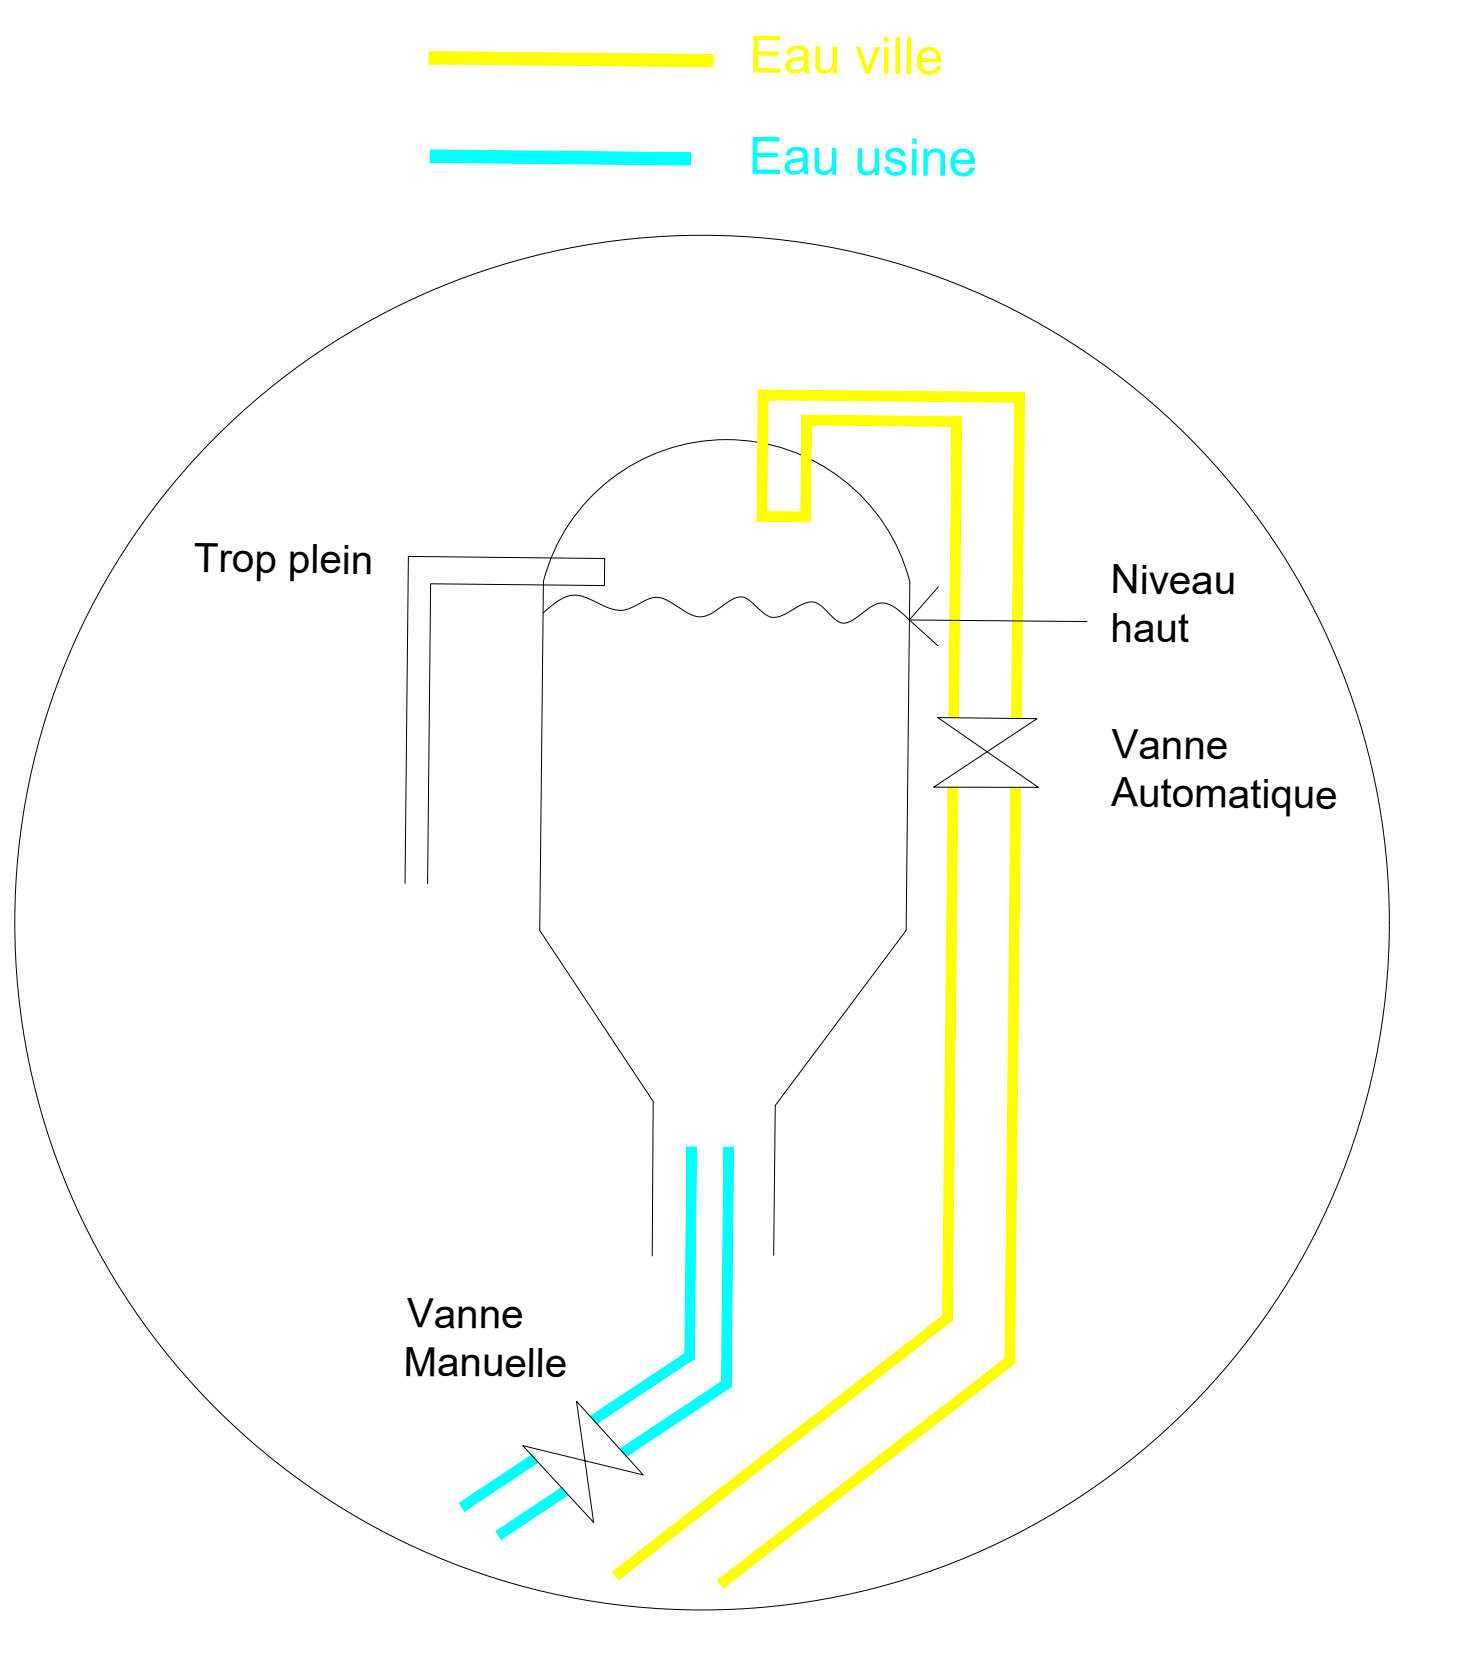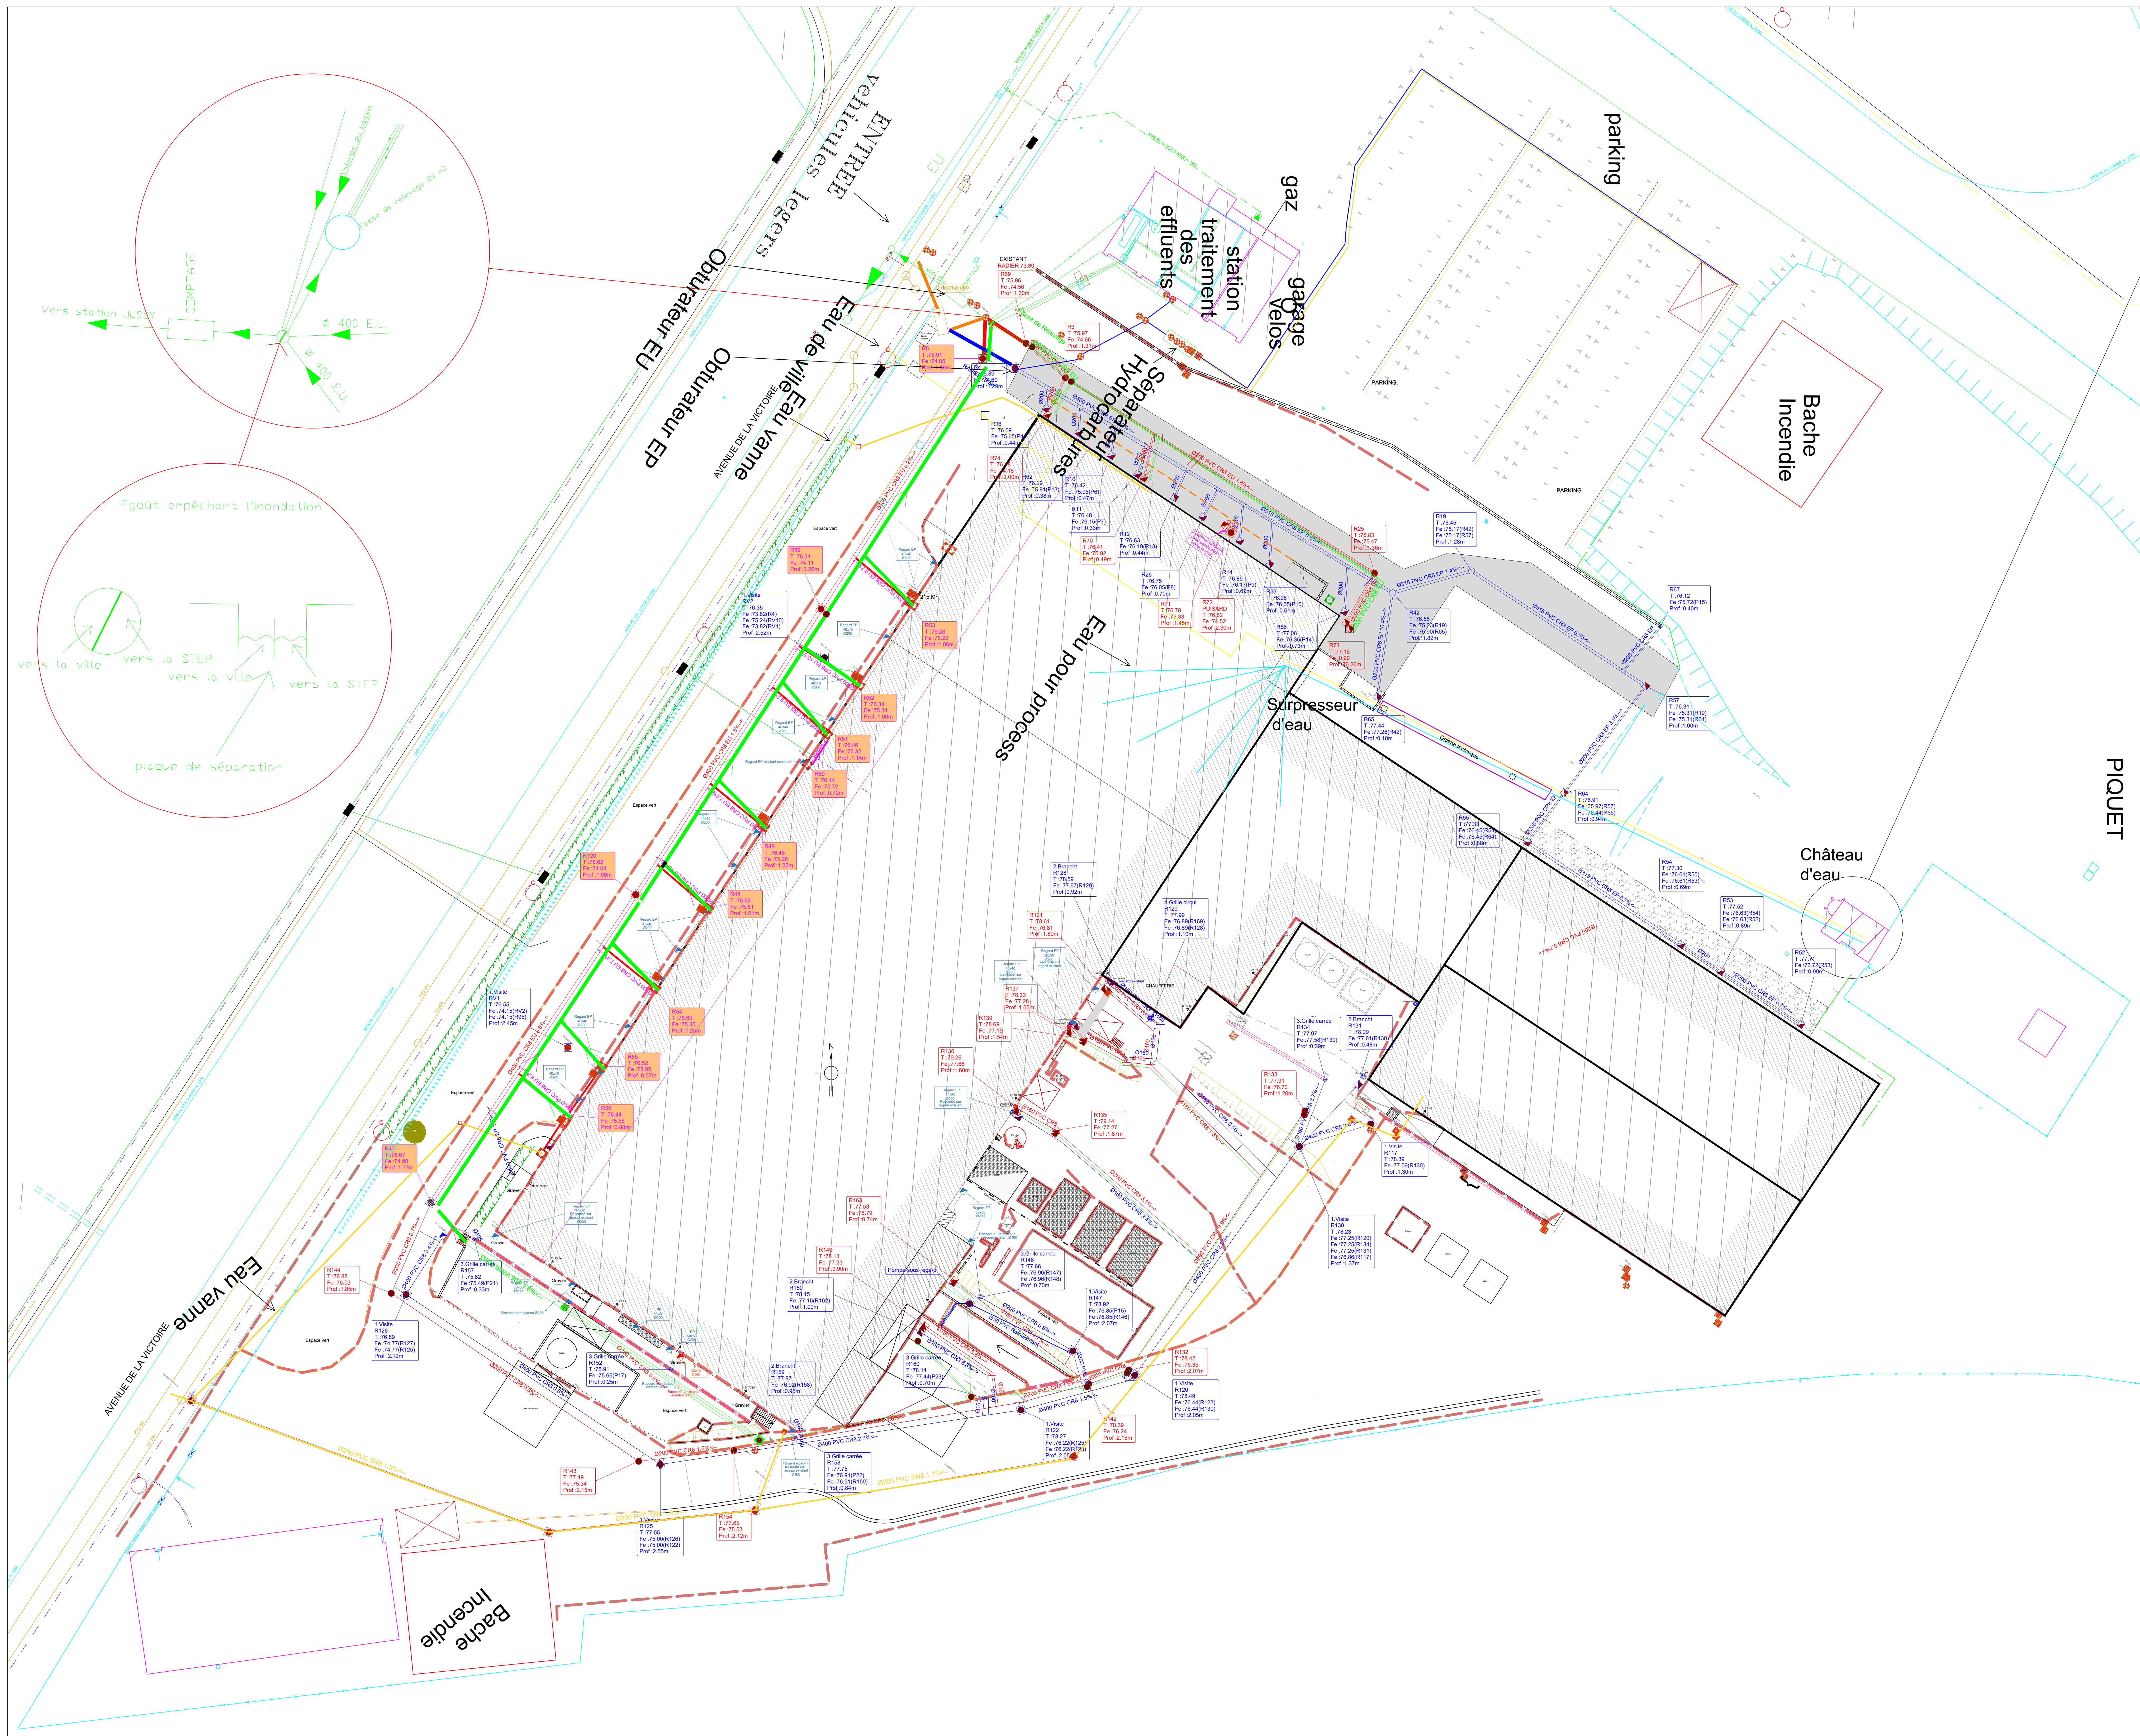

- ### LÉGENDE
- ORANGE :**
- Conduite allégée : —
 - Arrière pleine terre : —
- SAUR NIFDN :**
- Tronçons Classe C : —
 - Rond visitable : ○
- USEDA :**
- Point lumineux : ○
 - Réseau électrique Classe C : —
- GESTION DT DICT :**
- Câbles : —
 - Infrastructure aérienne : - - -
 - Infrastructure aérienne tiers : - - -
 - Infrastructure souterraine : —
- GRDF :**
- Réseau en service (400mbar<MPB<4bar) : —
 - Branchement en service (400mbar<MPB<4bar) : —
 - Réseau en service (4bar<MPB<25bar) : —
 - Branchement en service (4bar<MPB<25bar) : —
 - Séparateur de classe : ↑
 - Robinets de réseau : ⊗
 - Protection cathodique : ⊕
 - Coffrets GAZ en façades : ⊠
- Autres réseaux :**
- Eaux usées : —
 - Eaux pluviales : —
 - Eaux vannes : —
 - Eaux de ville : —
 - Eau de process : —
 - Eau adoucie (château d'eau) : —

Mondeléz International
 87, Avenue de la Victoire
 02480 JUSSY

Dossier DAE :
 Nouveau Jussy

PHASE	INDICE	DATE	MODIFICATION
-	-	Février 2023	-
N° DOSSIER : 1D21010			
Dessiné par : M.GONTIER		Vérifié par : C.MANESSE	Echelle : 1/250
PLAN DE RESEAUX			