



Demande d'enregistrement d'un élevage bovin lait

Localisation des sites d'élevage

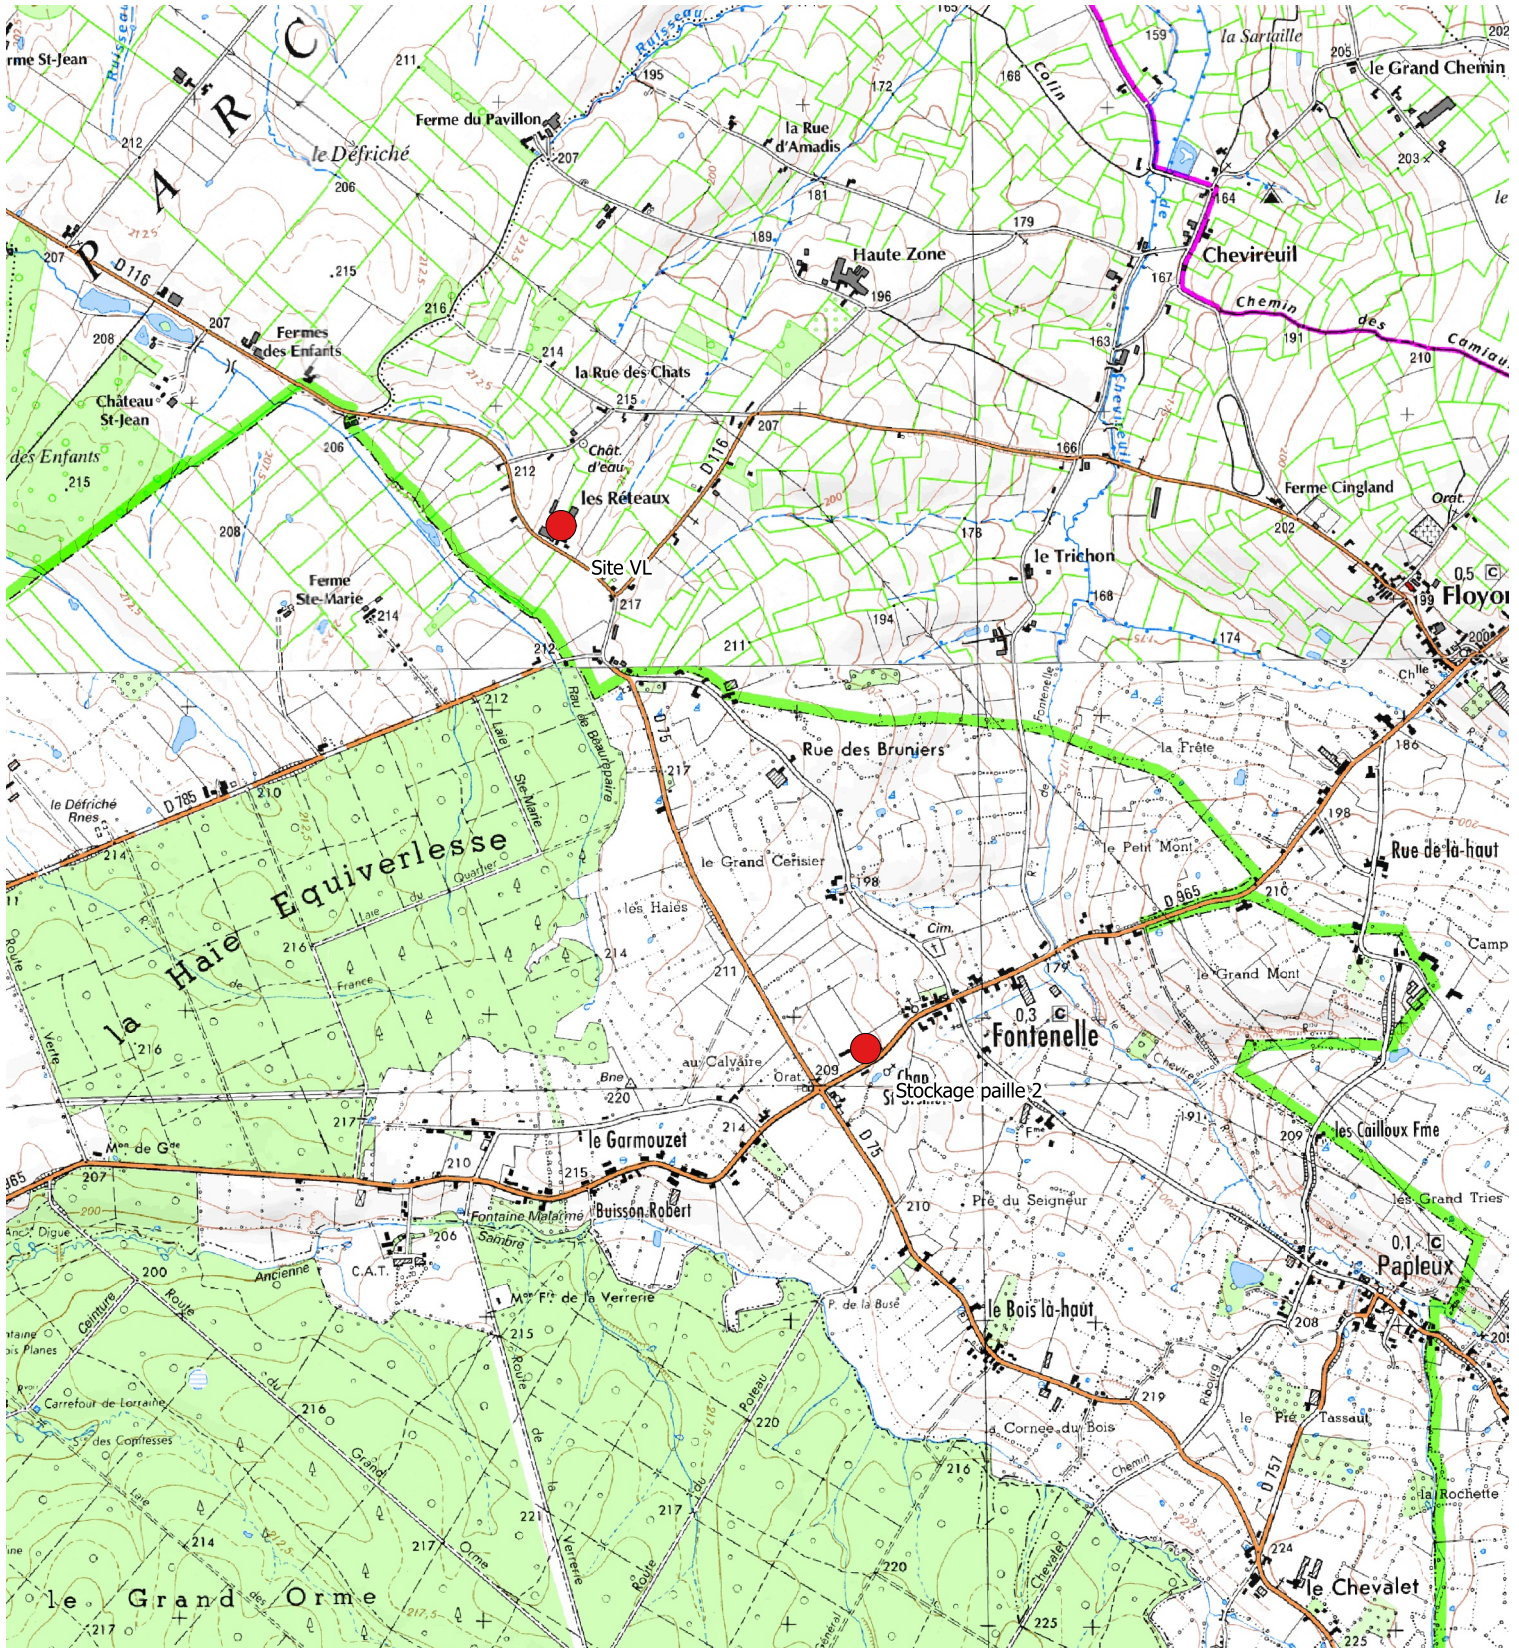


Echelle : 1 / 25 000

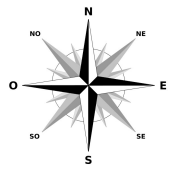


Demande d'enregistrement d'un élevage bovin lait

Localisation des sites d'élevage

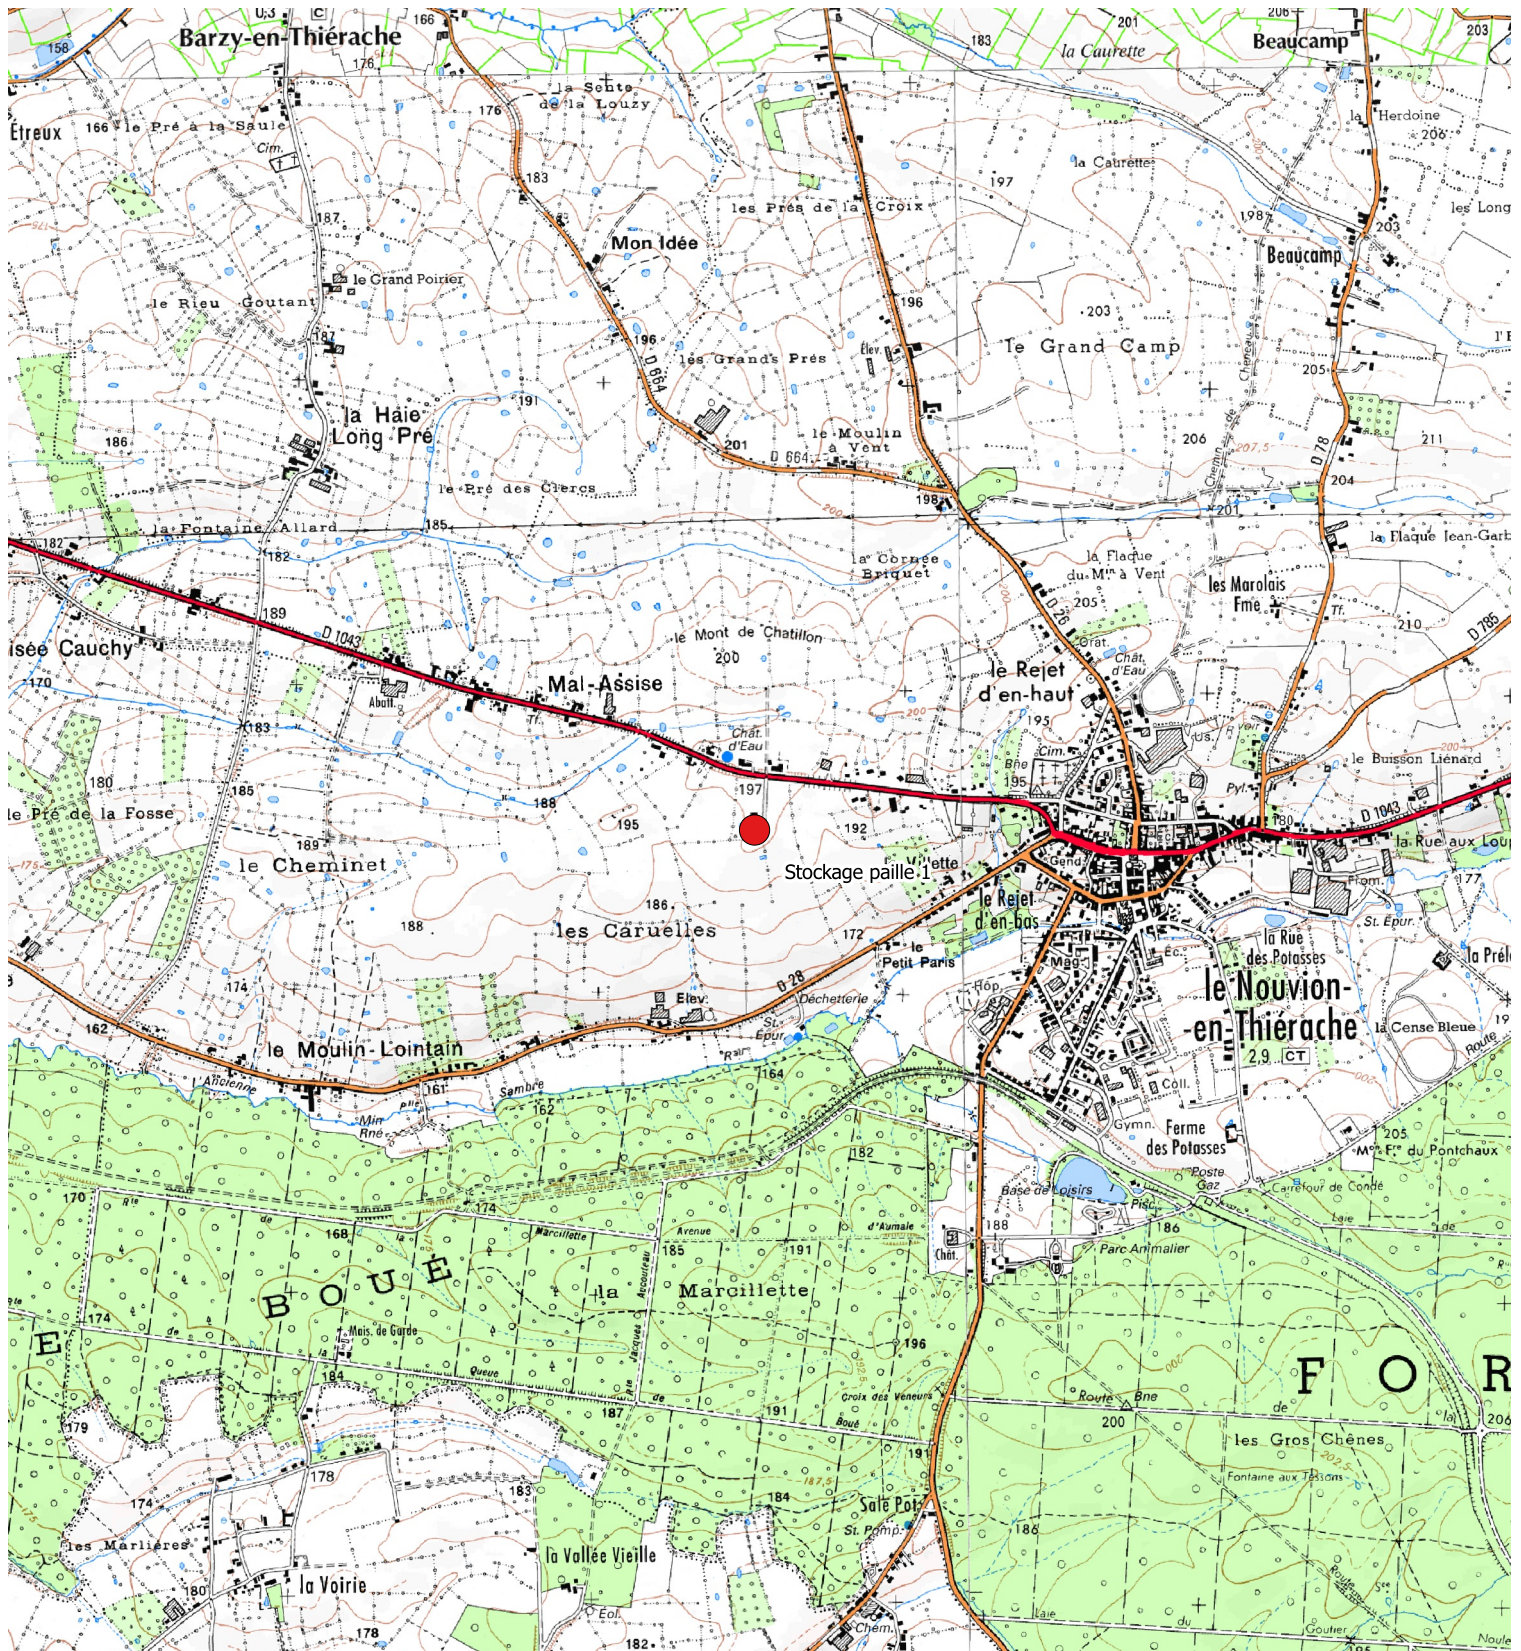

Echelle : 1 / 25 000

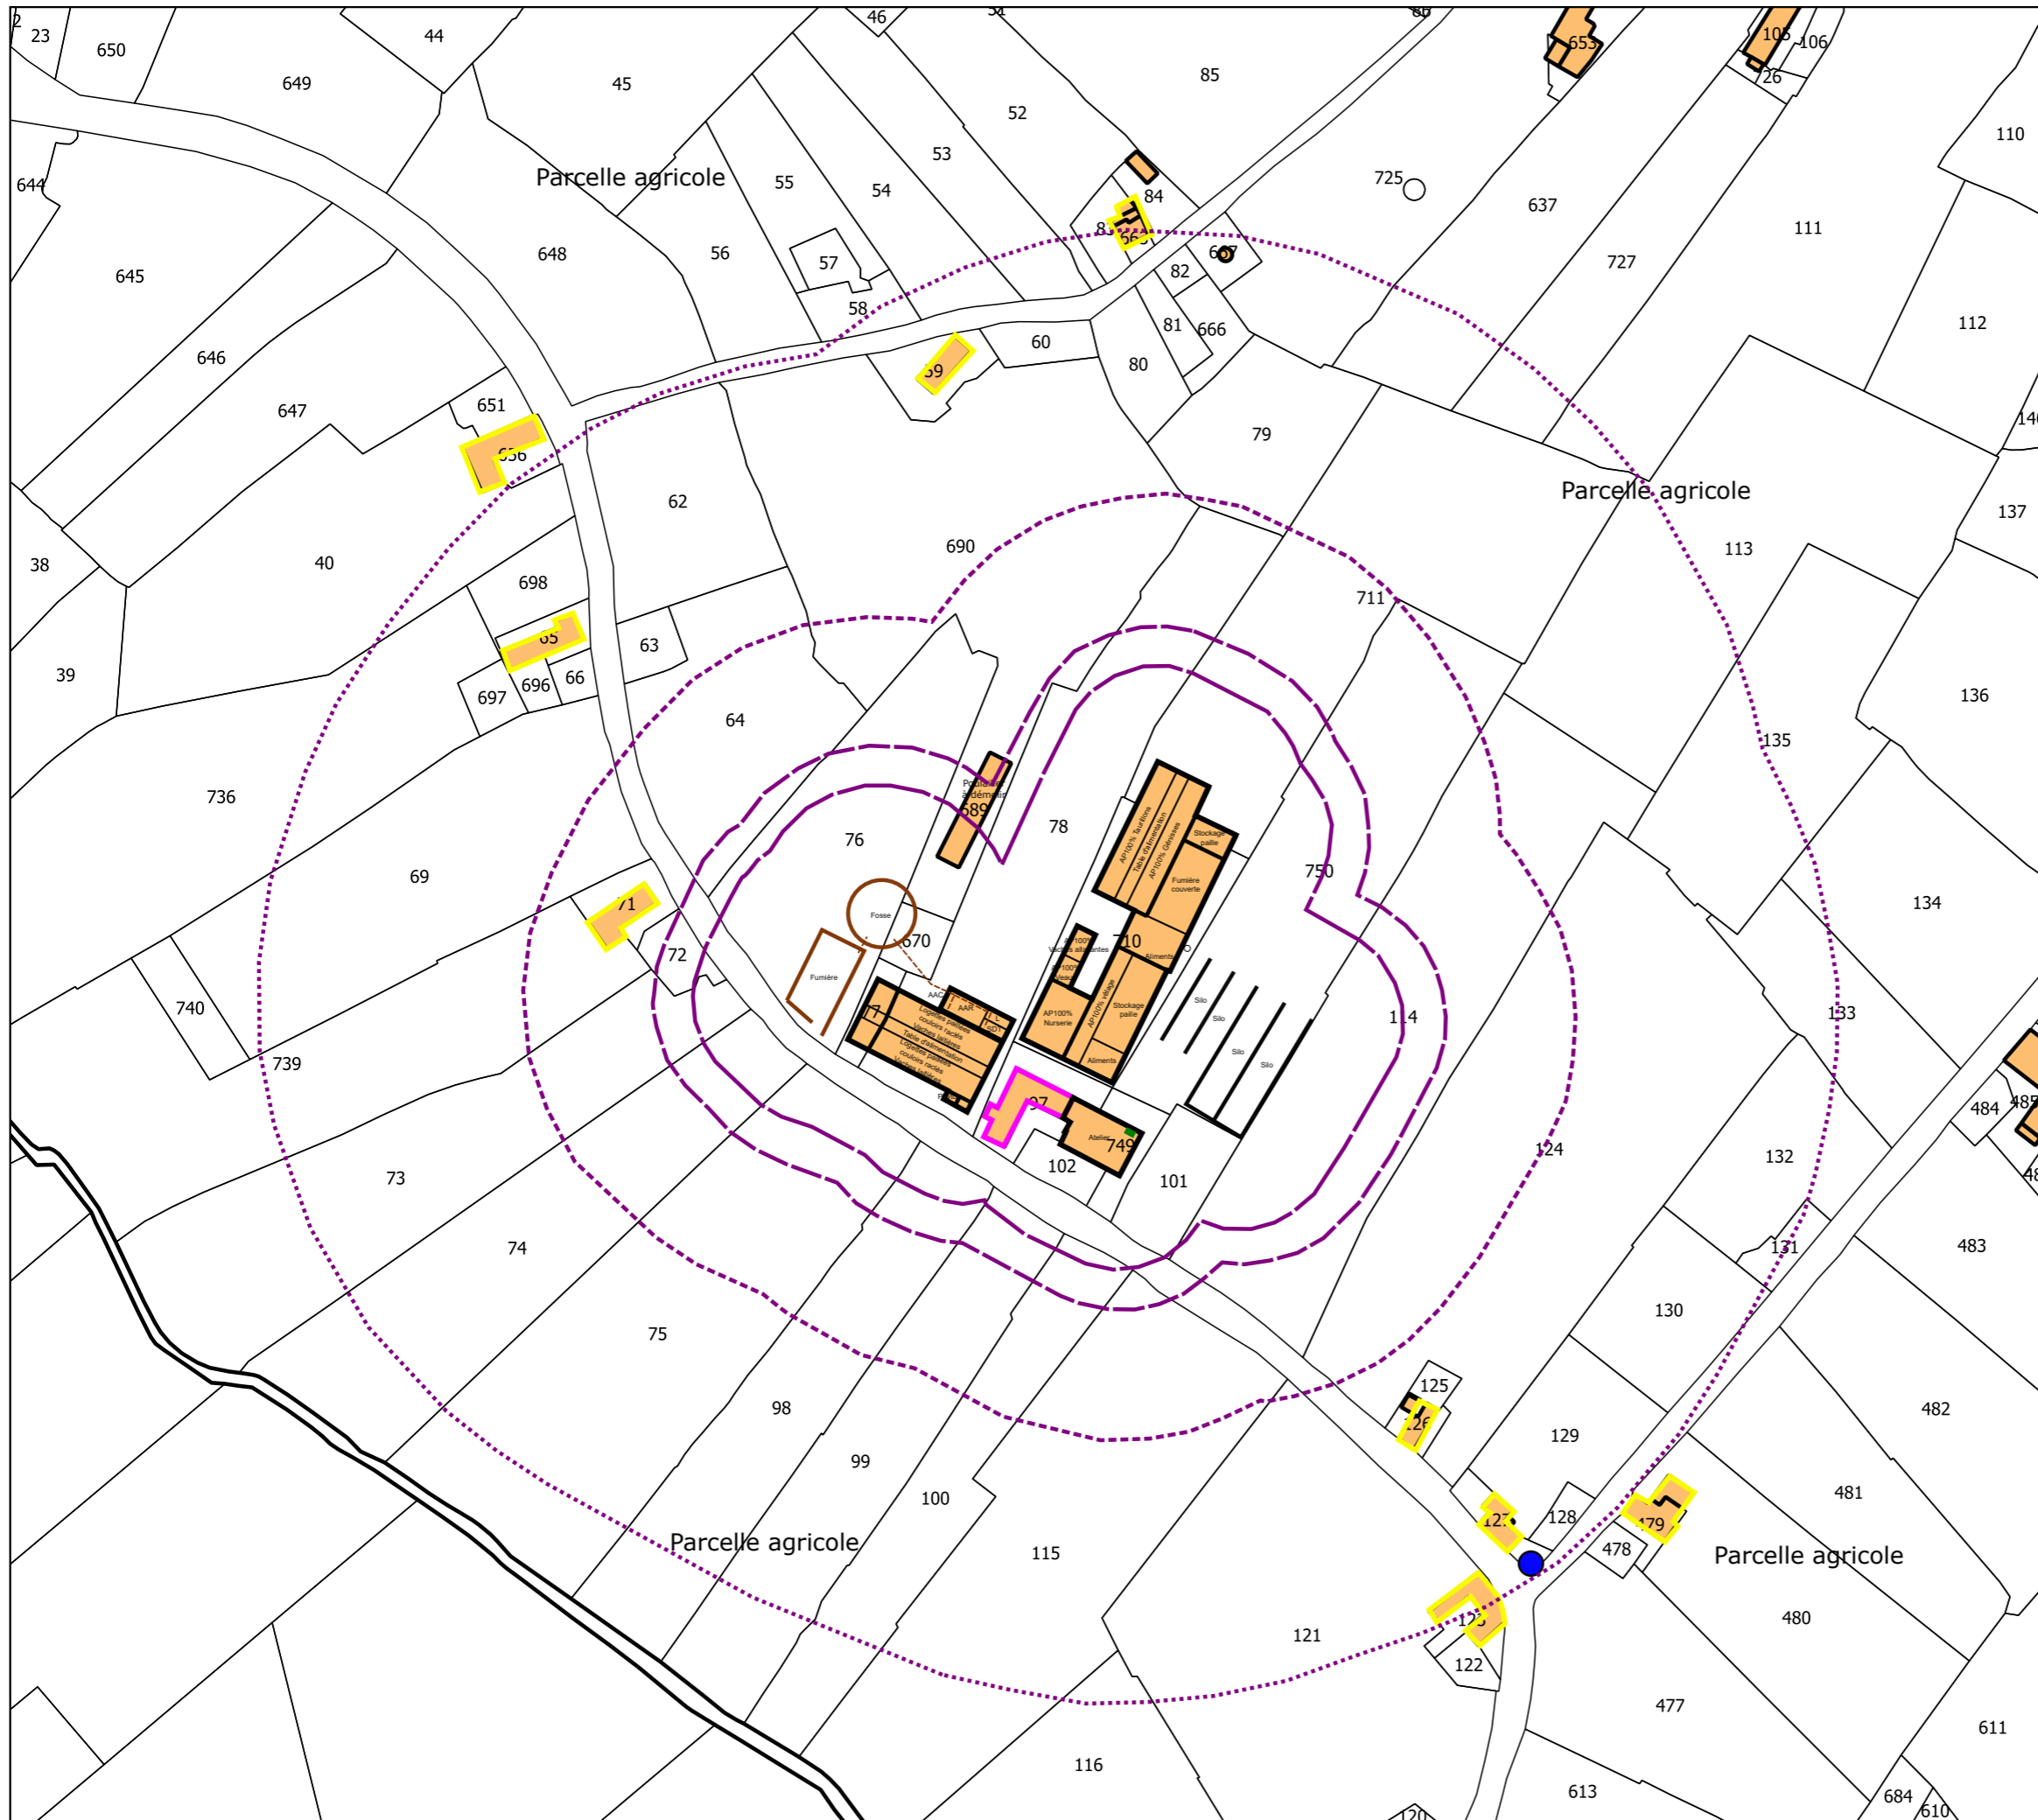

GAEC DES RESEAUX

**Plan de situation des installations
Site vaches laitières - avant**

Commune de Floyon
Section A

Légende:


- Bâti
- Bâtiments d'élevage
- Silos
- Habitation de l'ancien exploitant
- Habitation de tiers
- Ouvrage de stockage des effluents
- Plateforme cadavre
- Réserve incendie
- Cuve gazoil
- Borne incendie
- Rayon 200 m
- Rayon 100 m
- Rayon 50 m
- Rayon 35 m

SDT: Salle de traite 2*8 épis double équipement
 L: Laiterie
 AAR: Aire d'attente raclée couverte
 AAC: Aire d'attente caillebotis non couverte



Echelle : 1 / 2500

Janvier 2022

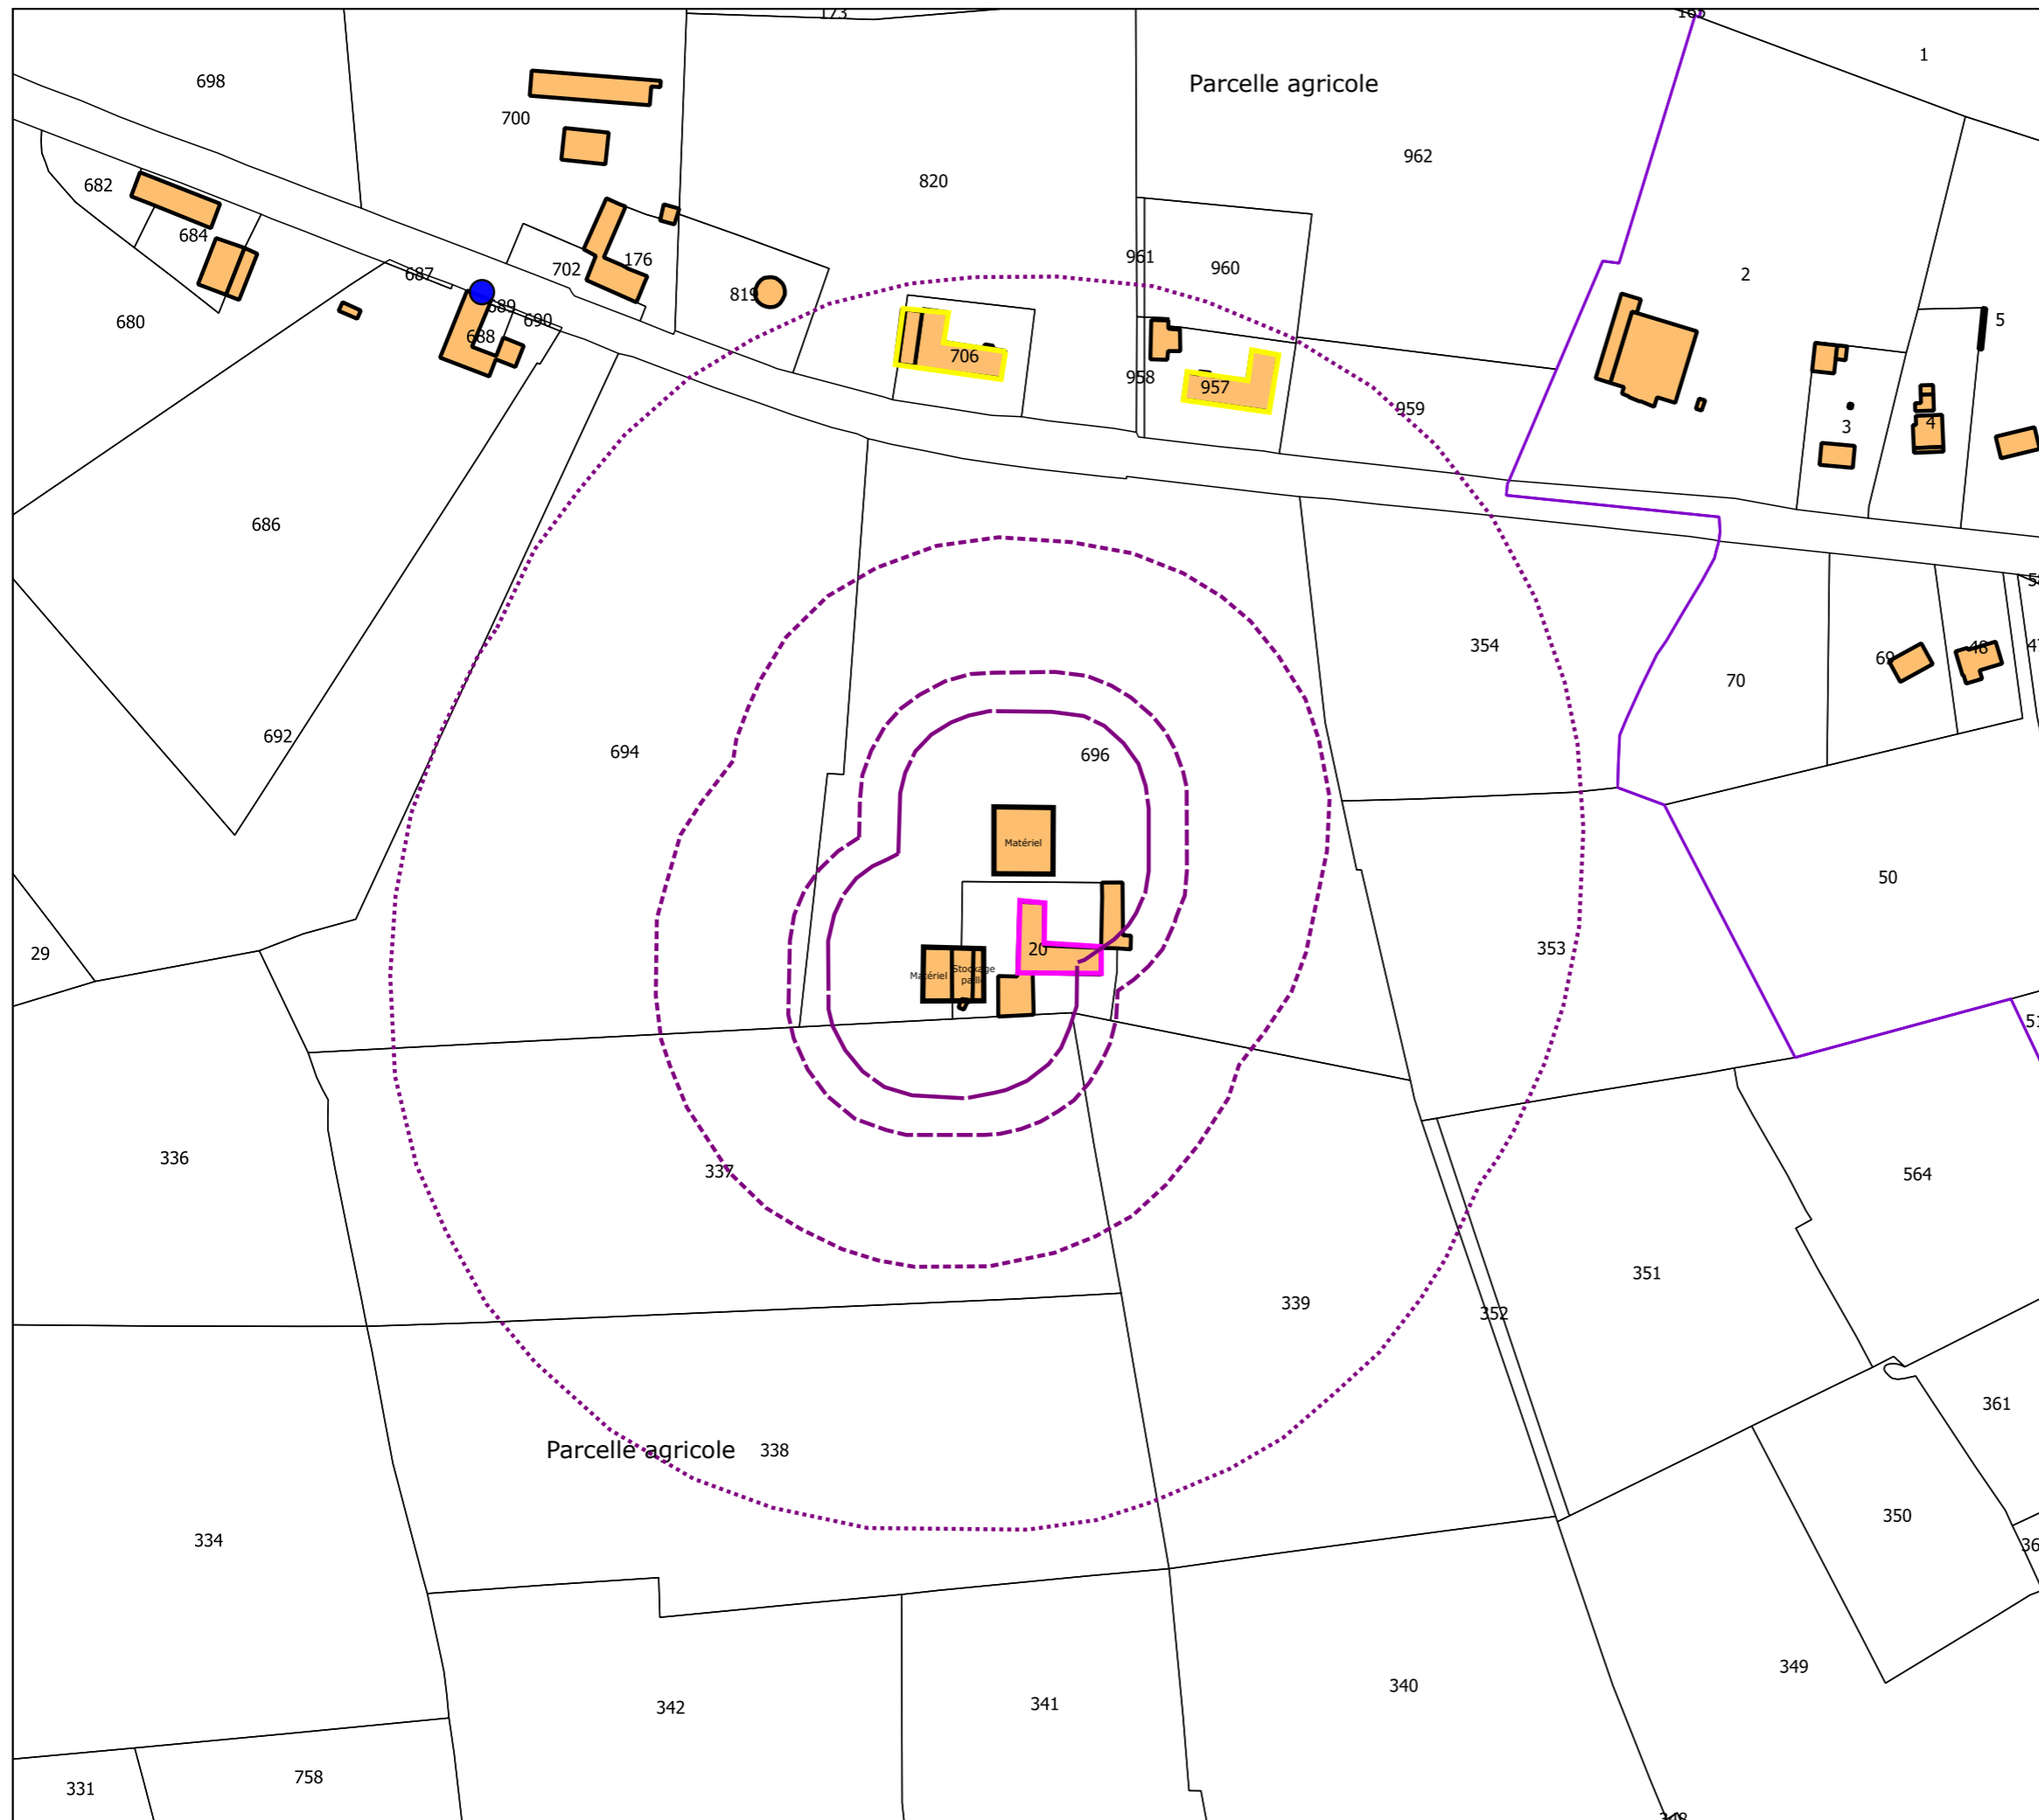










GAEC DES RETEAUX

**Plan de situation des installations
Site stockage paille 1 - avant**

Commune du Nouvion-en-Thiérache
Section D


Légende:

-  Bâti
-  Bâtiments d'élevage
-  Habitation propriété d'un associé loué à un tiers
-  Tiers
-  Rayon 200 m
-  Rayon 100 m
-  Rayon 50 m
-  Rayon 35 m
-  Borne incendie



Echelle : 1 / 2500

Janvier 2022

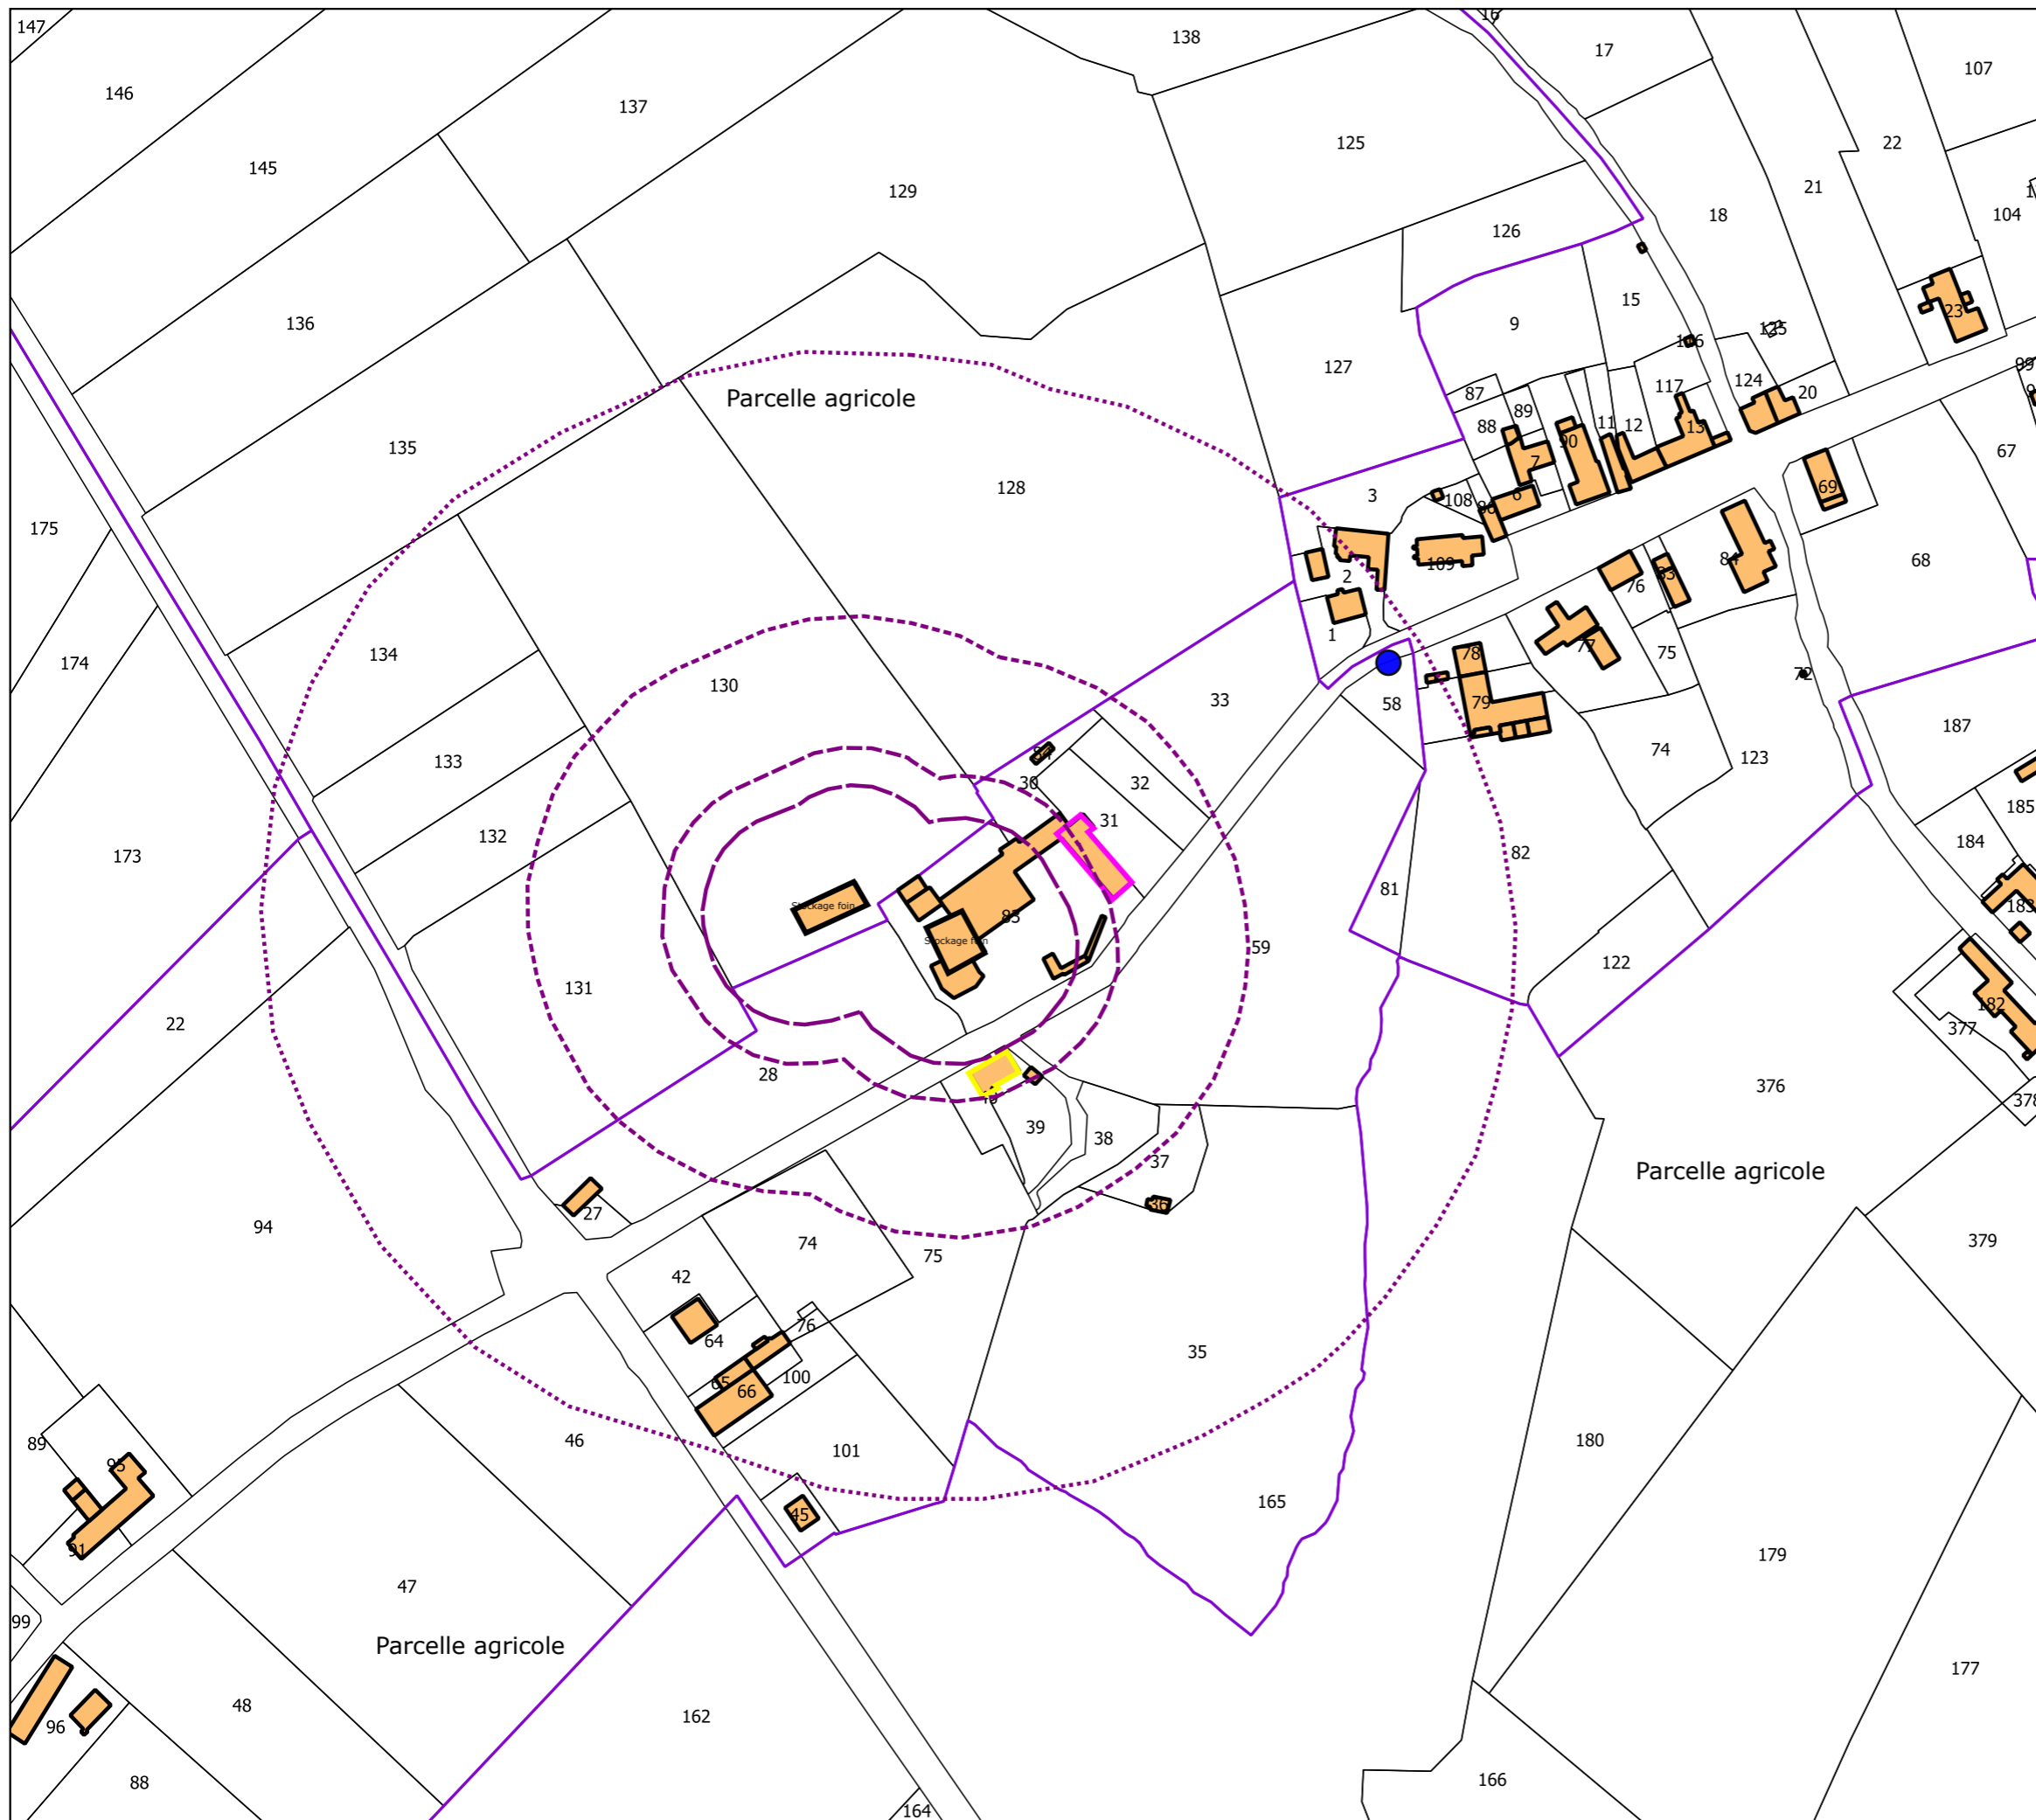

GAEC DES RETEAUX

**Plan de situation des installations
Site stockage paille 2 - avant**

Commune du Fontenelle
Sections AC et B


Légende:

- Bâtis
- Bâtiments d'élevage
- Habitation ancien exploitant
- Réseau eau pluviale
- Etang
- Rayon 200 m
- Rayon 100 m
- Rayon 50 m
- Rayon 35 m
- Borne incendie



Echelle : 1 / 2500

Janvier 2022

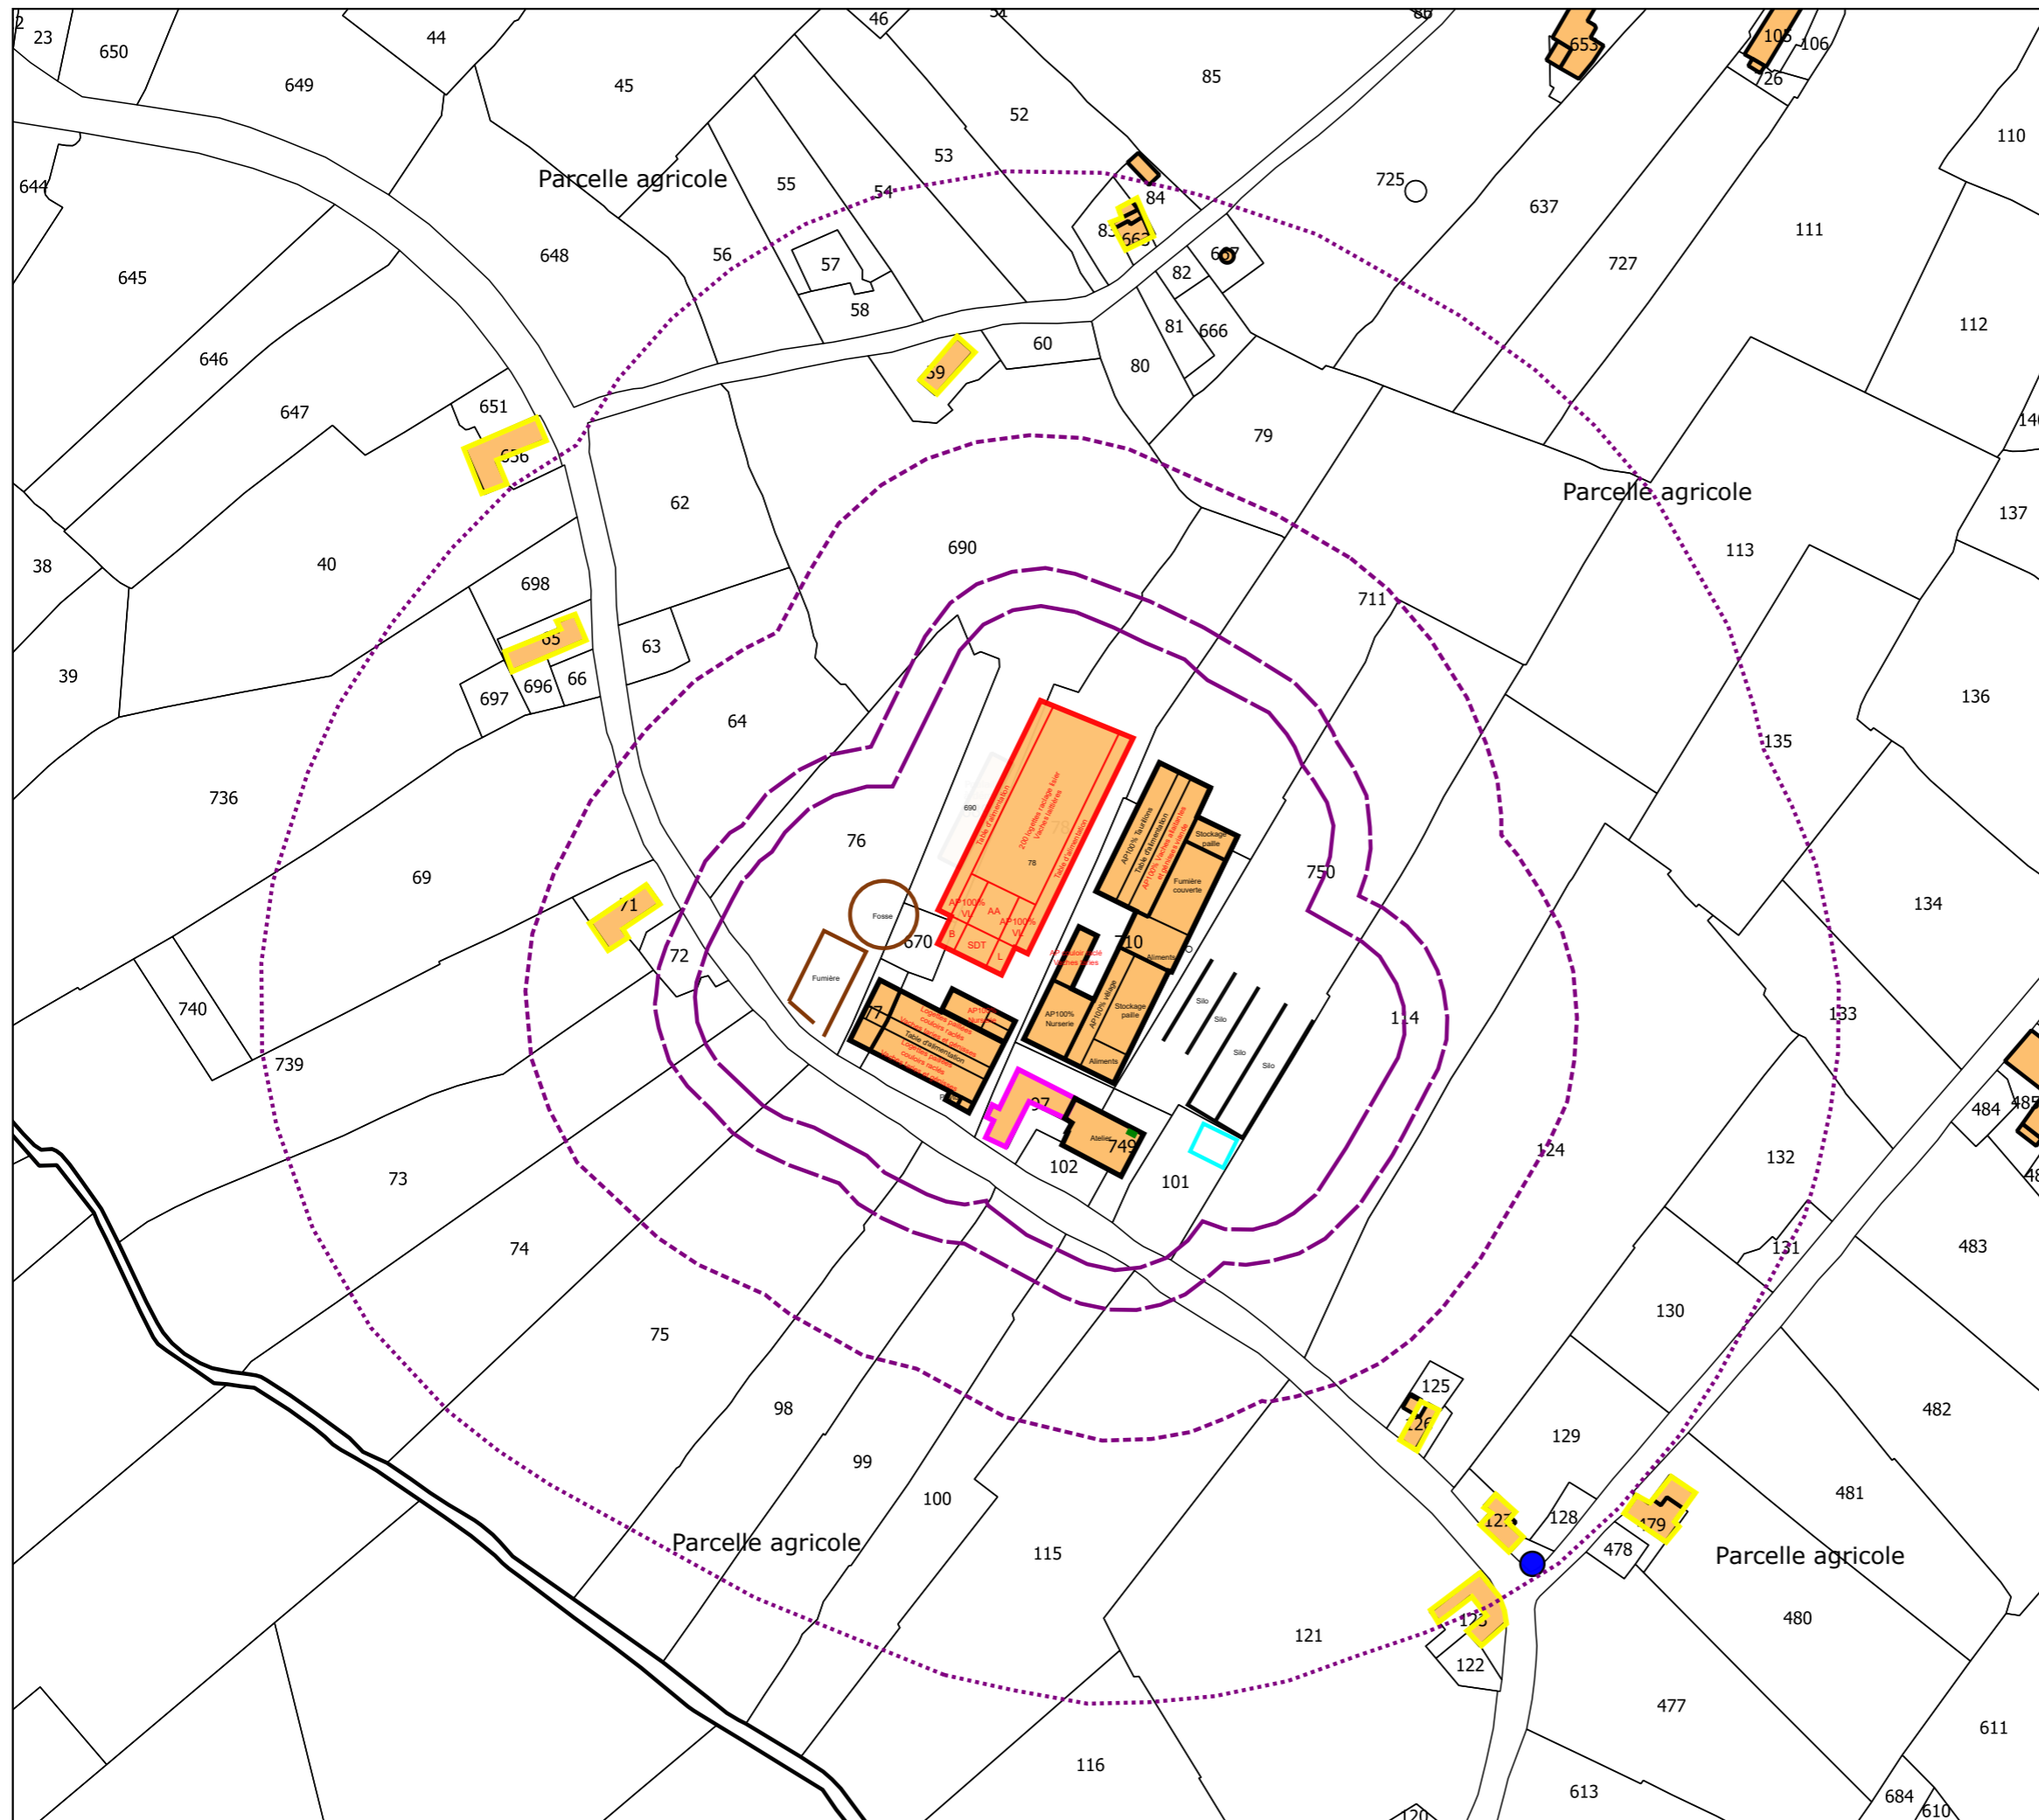


GAEC DES RETEAUX
Plan de situation des installations
Site vaches laitières - après
 Commune de Floyon
 Section A

- Légende:**
- Bâties
 - Bâtiments d'élevage
 - Projet d'élevage
 - Silos
 - Habitation de l'ancien exploitant
 - Habitation de tiers
 - Ouvrage de stockage des effluents
 - Plateforme cadavre
 - Réserve incendie
 - Cuve gazoil
 - Borne incendie
 - Rayon 200 m
 - Rayon 100 m
 - Rayon 50 m
 - Rayon 35 m
- SDT: Salle de traite 2*14 traite par l'arrière double équipement
 L: Laiterie
 AA: Aire d'attente raclée



Echelle : 1 / 2500

Décembre 2022

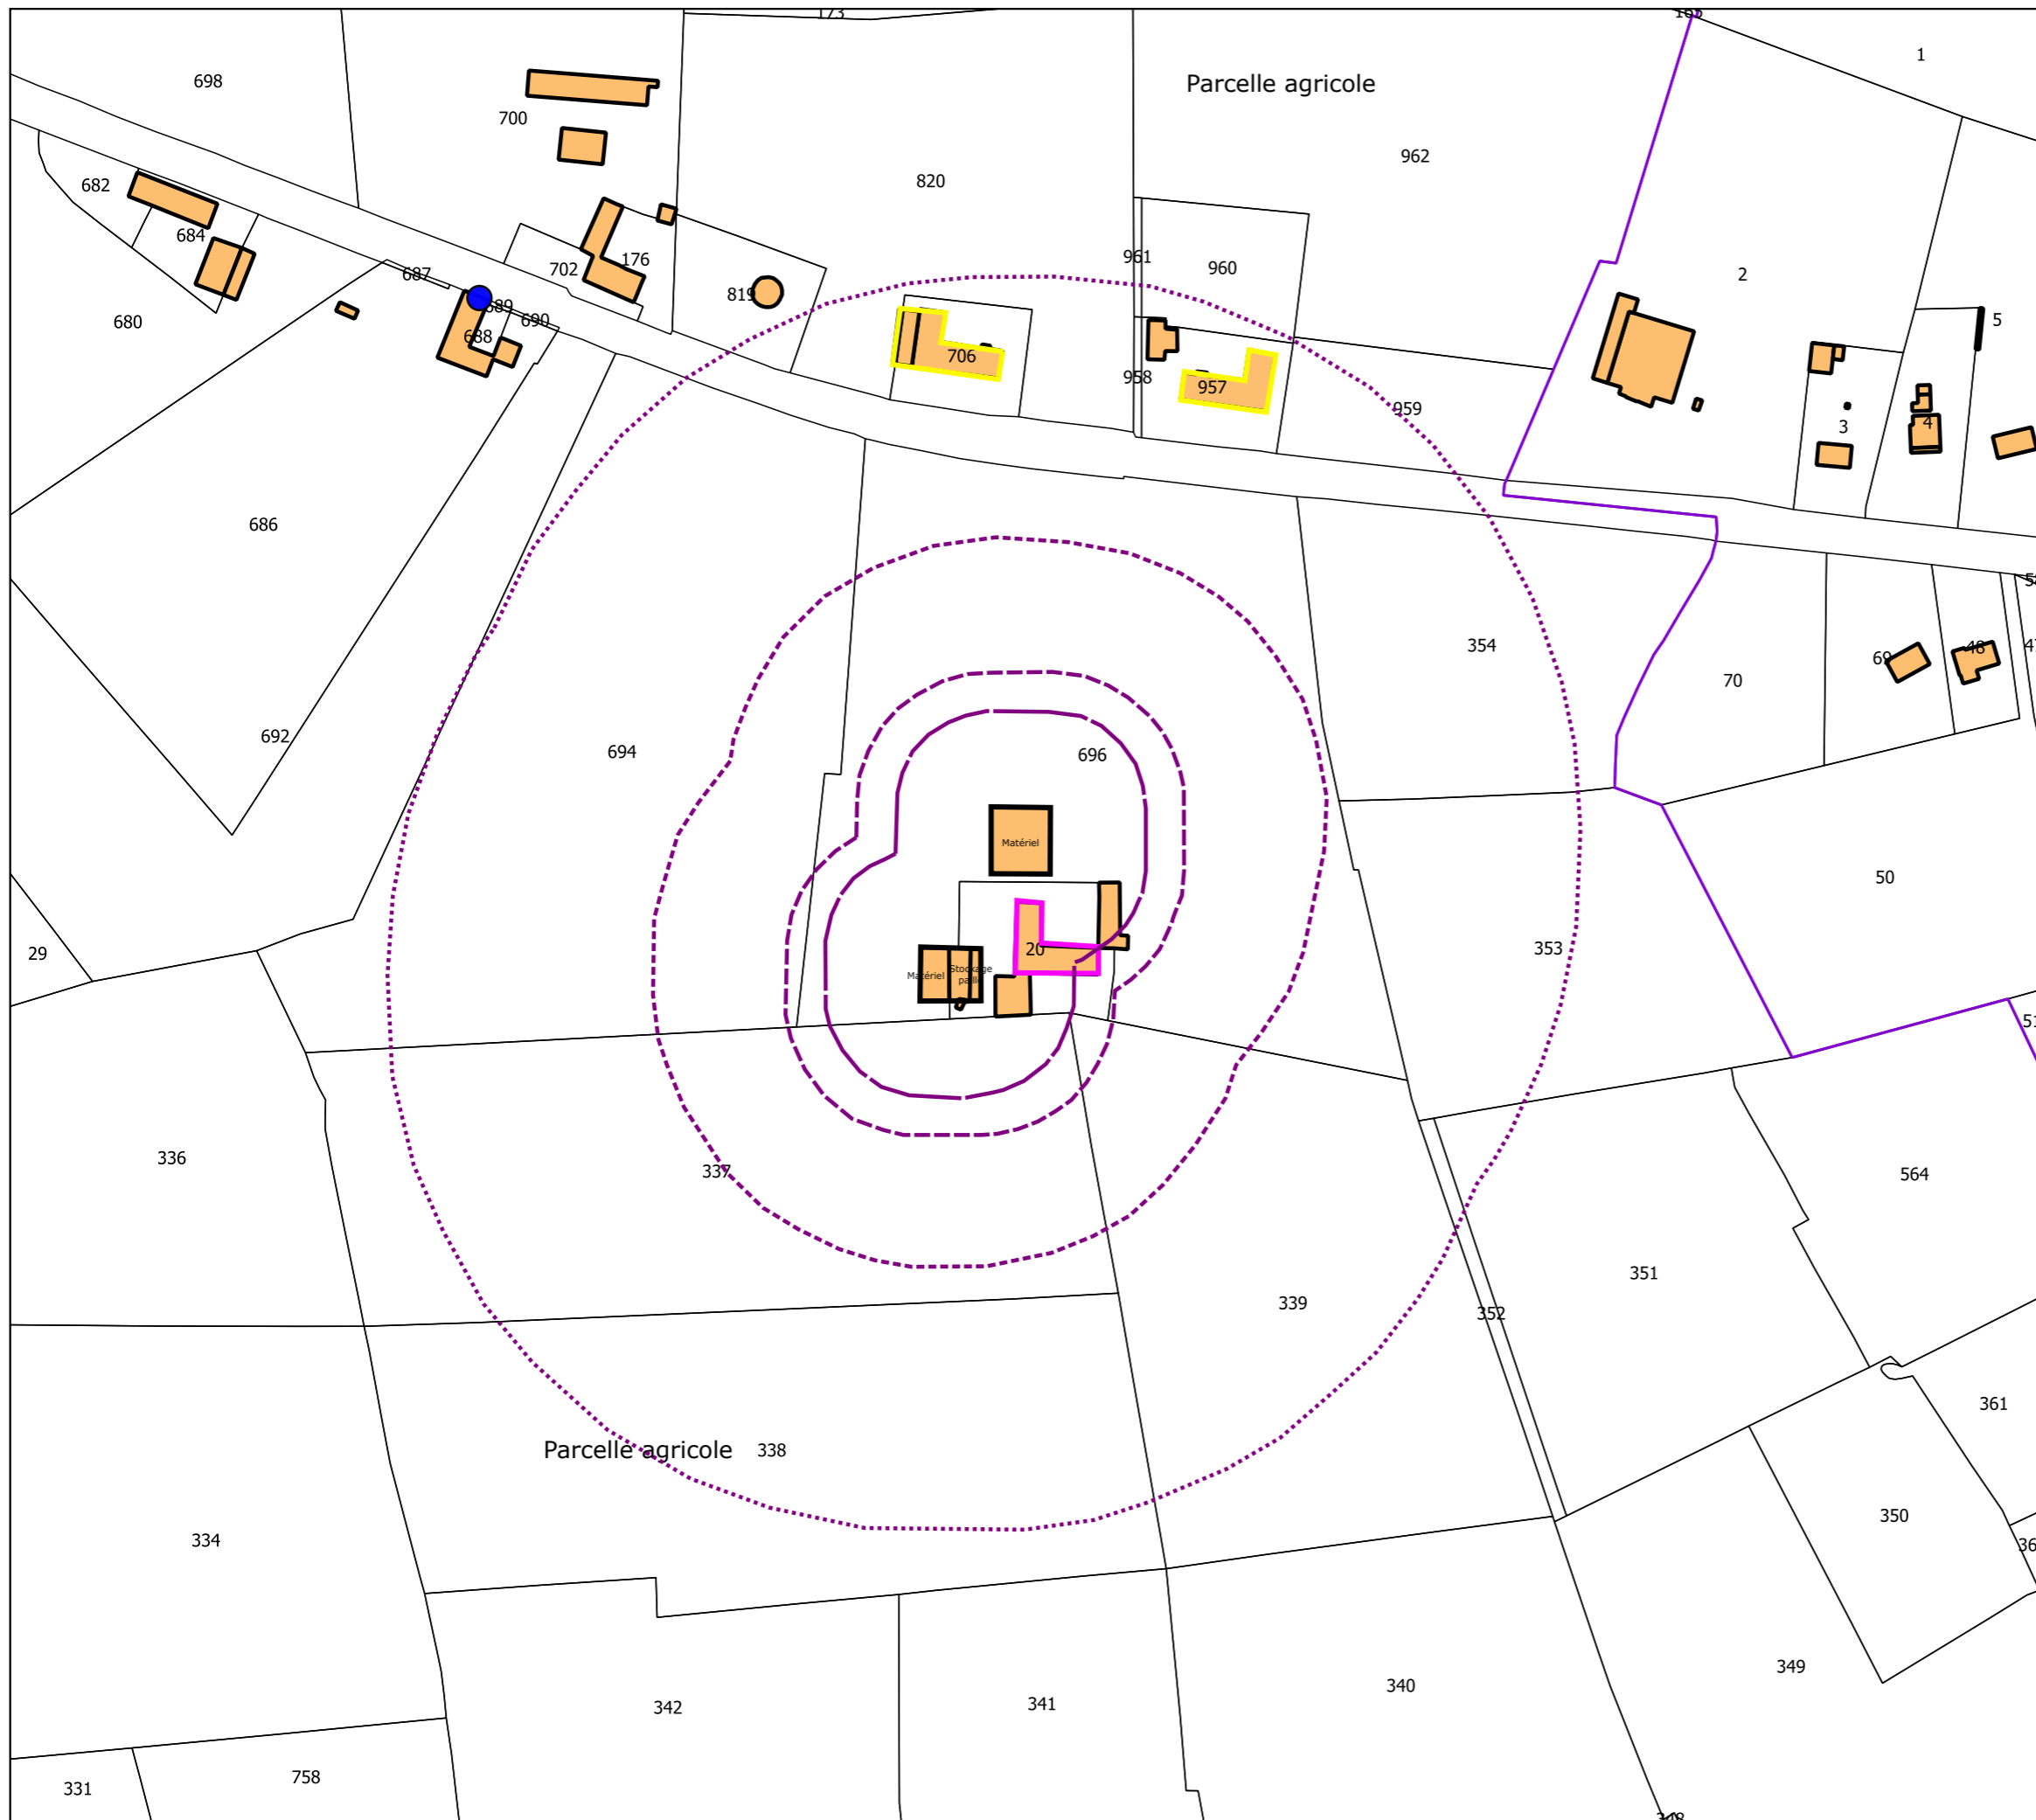

GAEC DES RESEAUX

**Plan de situation des installations
Site stockage paille 1 - après**

Commune du Nouvion-en-Thiérache
Section D

Légende:


- Bâti
- Bâtiments d'élevage
- Habitation propriété d'un associé loué à un tiers
- Tiers
- Rayon 200 m
- Rayon 100 m
- Rayon 50 m
- Rayon 35 m
- Borne incendie



Avenir
CONSEIL ÉLEVAGE

Echelle : 1 / 2500

Janvier 2022

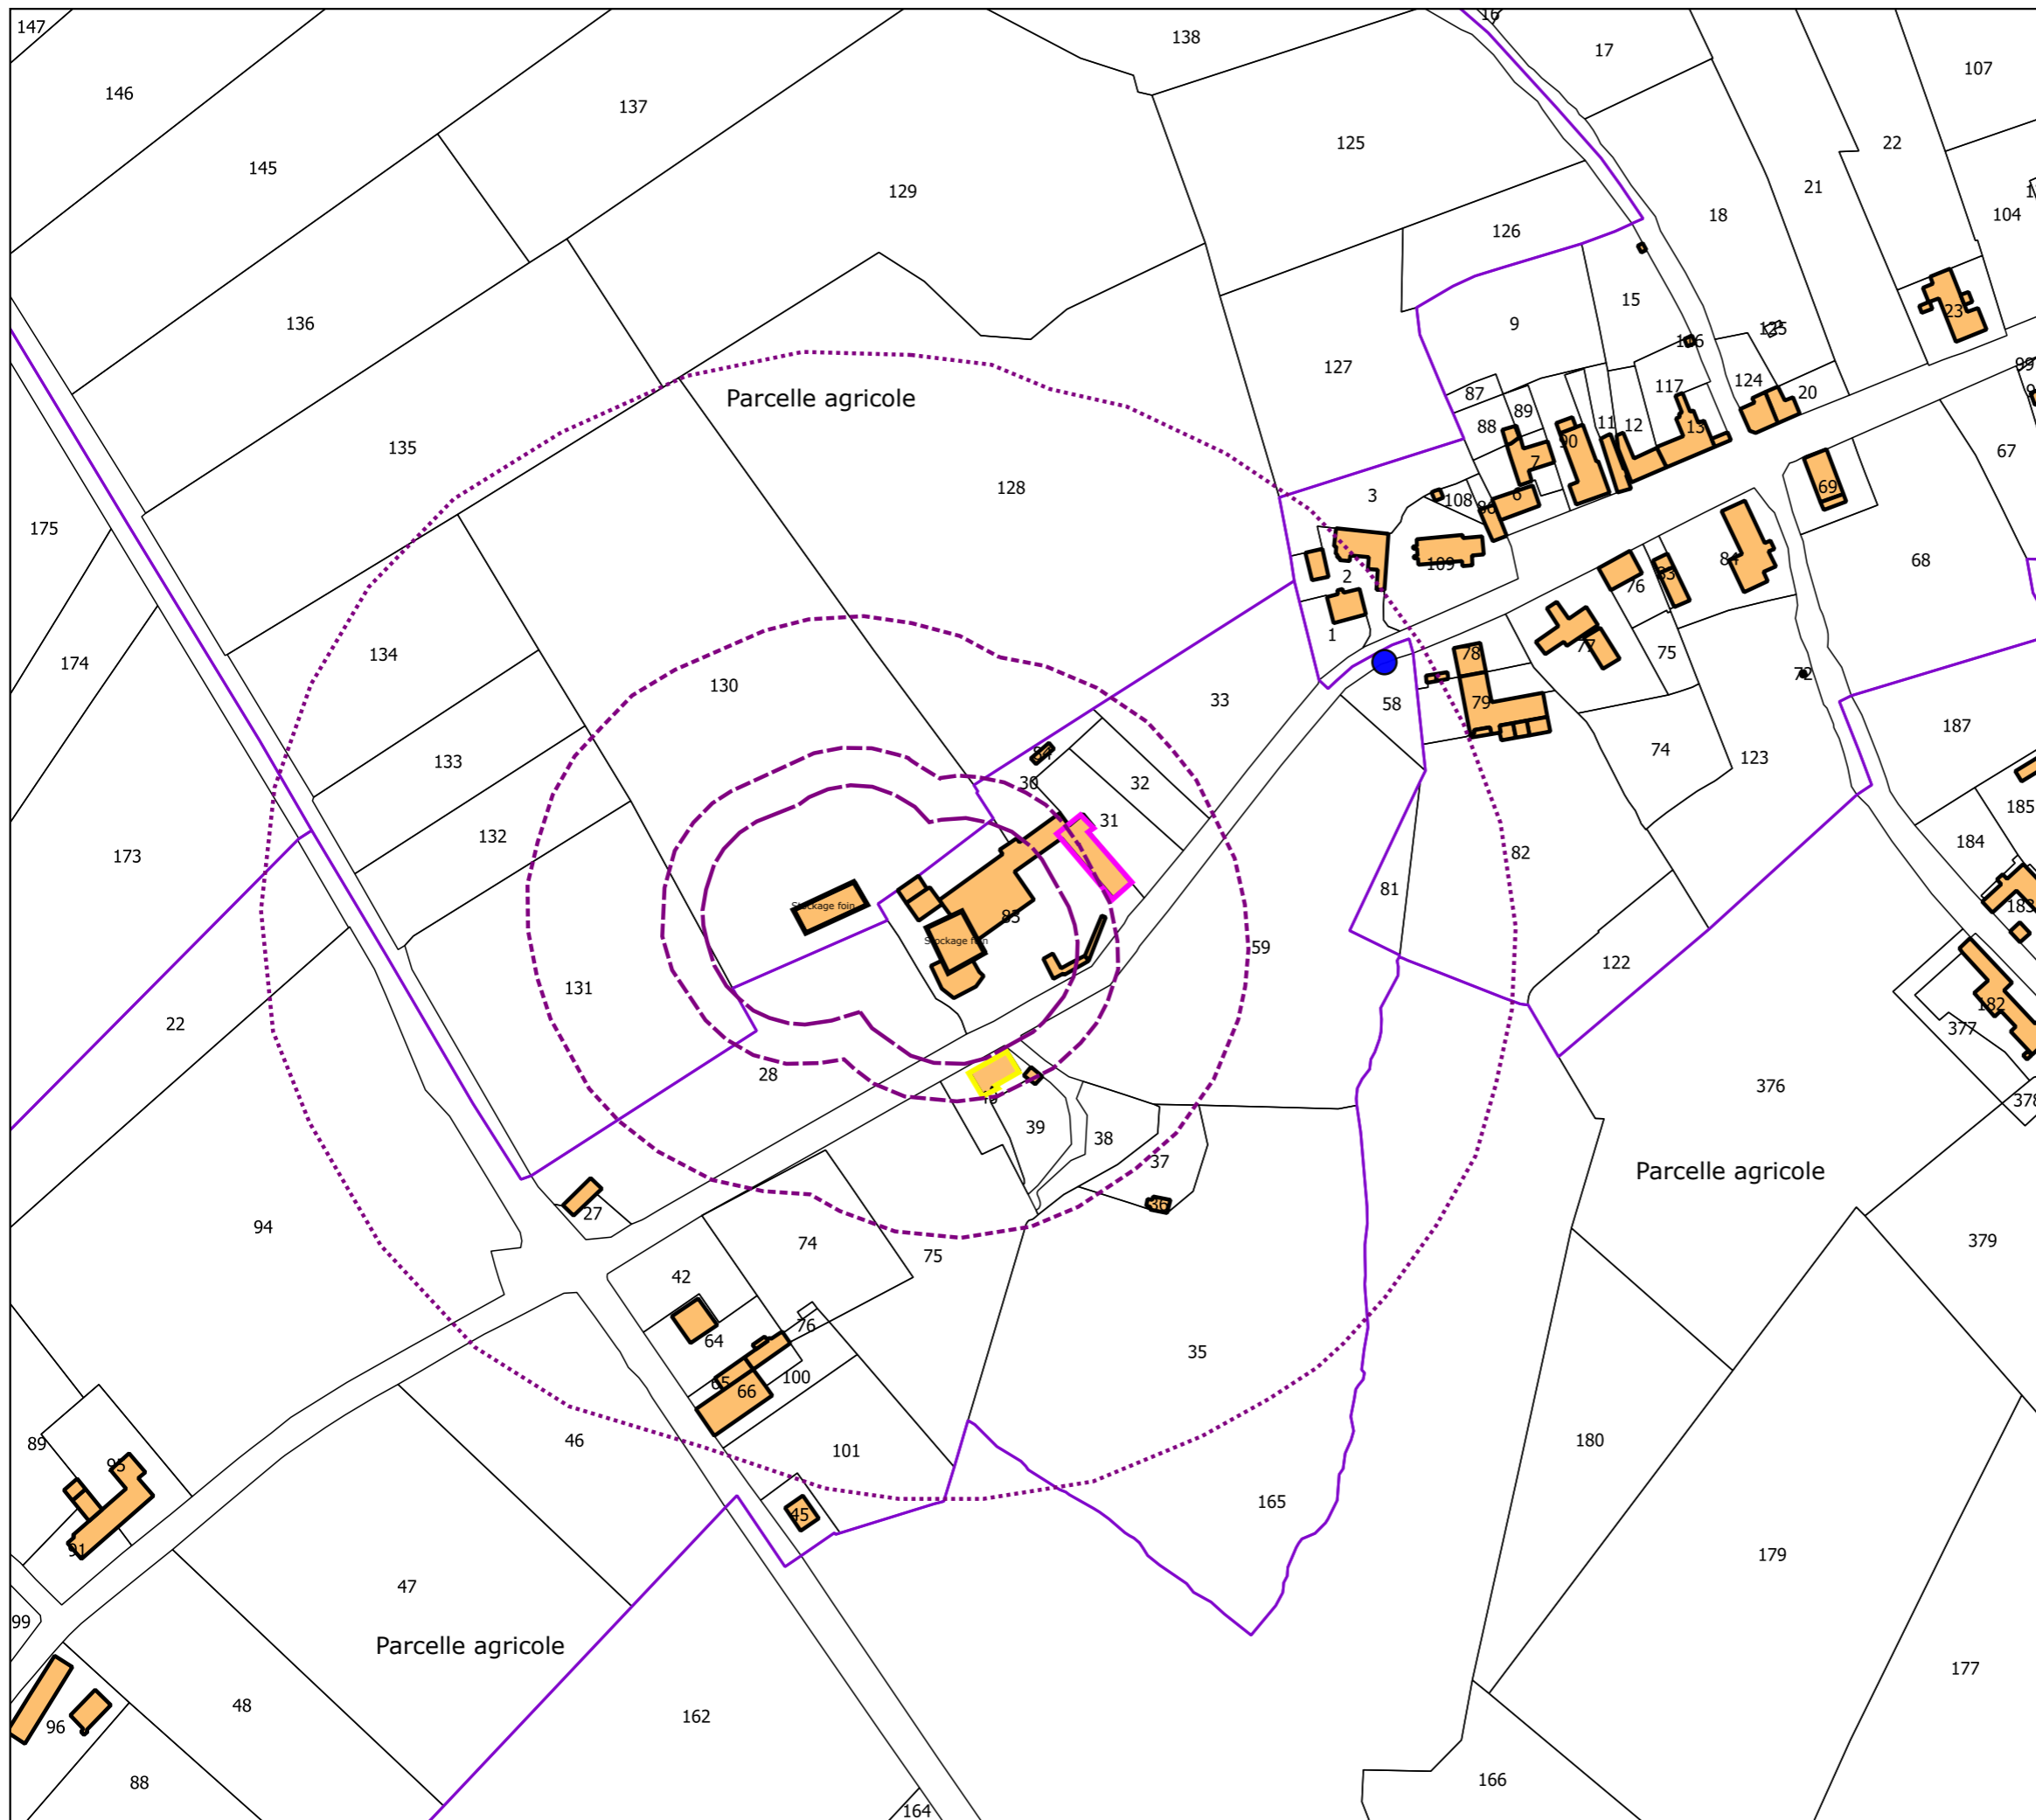











Gaec des Réseaux

**Plan de situation des installations
Site stockage paille 2 - après**

Commune du Fontenelle
Sections AC et B

Légende:

-  Bâtils
-  Bâtiments d'élevage
-  Habitation ancien exploitant
-  Réseau eau pluviale
-  Etang
-  Rayon 200 m
-  Rayon 100 m
-  Rayon 50 m
-  Rayon 35 m
-  Borne incendie



Echelle : 1 / 2500

Janvier 2022



GAEC DES RETEAUX

Plan de masse des installations Site vaches laitières - avant

Commune de Floyon
Section A

Légende:

- Bâtis
- Bâtiments d'élevage
- Silos
- Habitation de l'ancien exploitant
- Ouvrage de stockage des effluents
- Réseau électrique
- Réseau eau potable
- Réseau eau pluviale
- Réseau effluents liquides
- Plateforme cadavre
- Réserve incendie
- Cuve gazoil

SDT: Salle de traite 2*8 épis double équipement
L: Laiterie
AAR: Aire d'attente raclée couverte
AAC: Aire d'attente caillebotis non couverte



Avenir
CONSEIL ÉLEVAGE

Echelle : 1 / 1000





Janvier 2022


GAEC DES RETEAUX

**Plan de masse des installations
Site stockage paille 1 - avant**

Commune du Nouvion-en-Thiérache
Section D

Légende:


-  Bâti
-  Bâtiments d'élevage
-  Habitation propriété d'un associé
loué à un tiers
-  Réseau eau pluviale

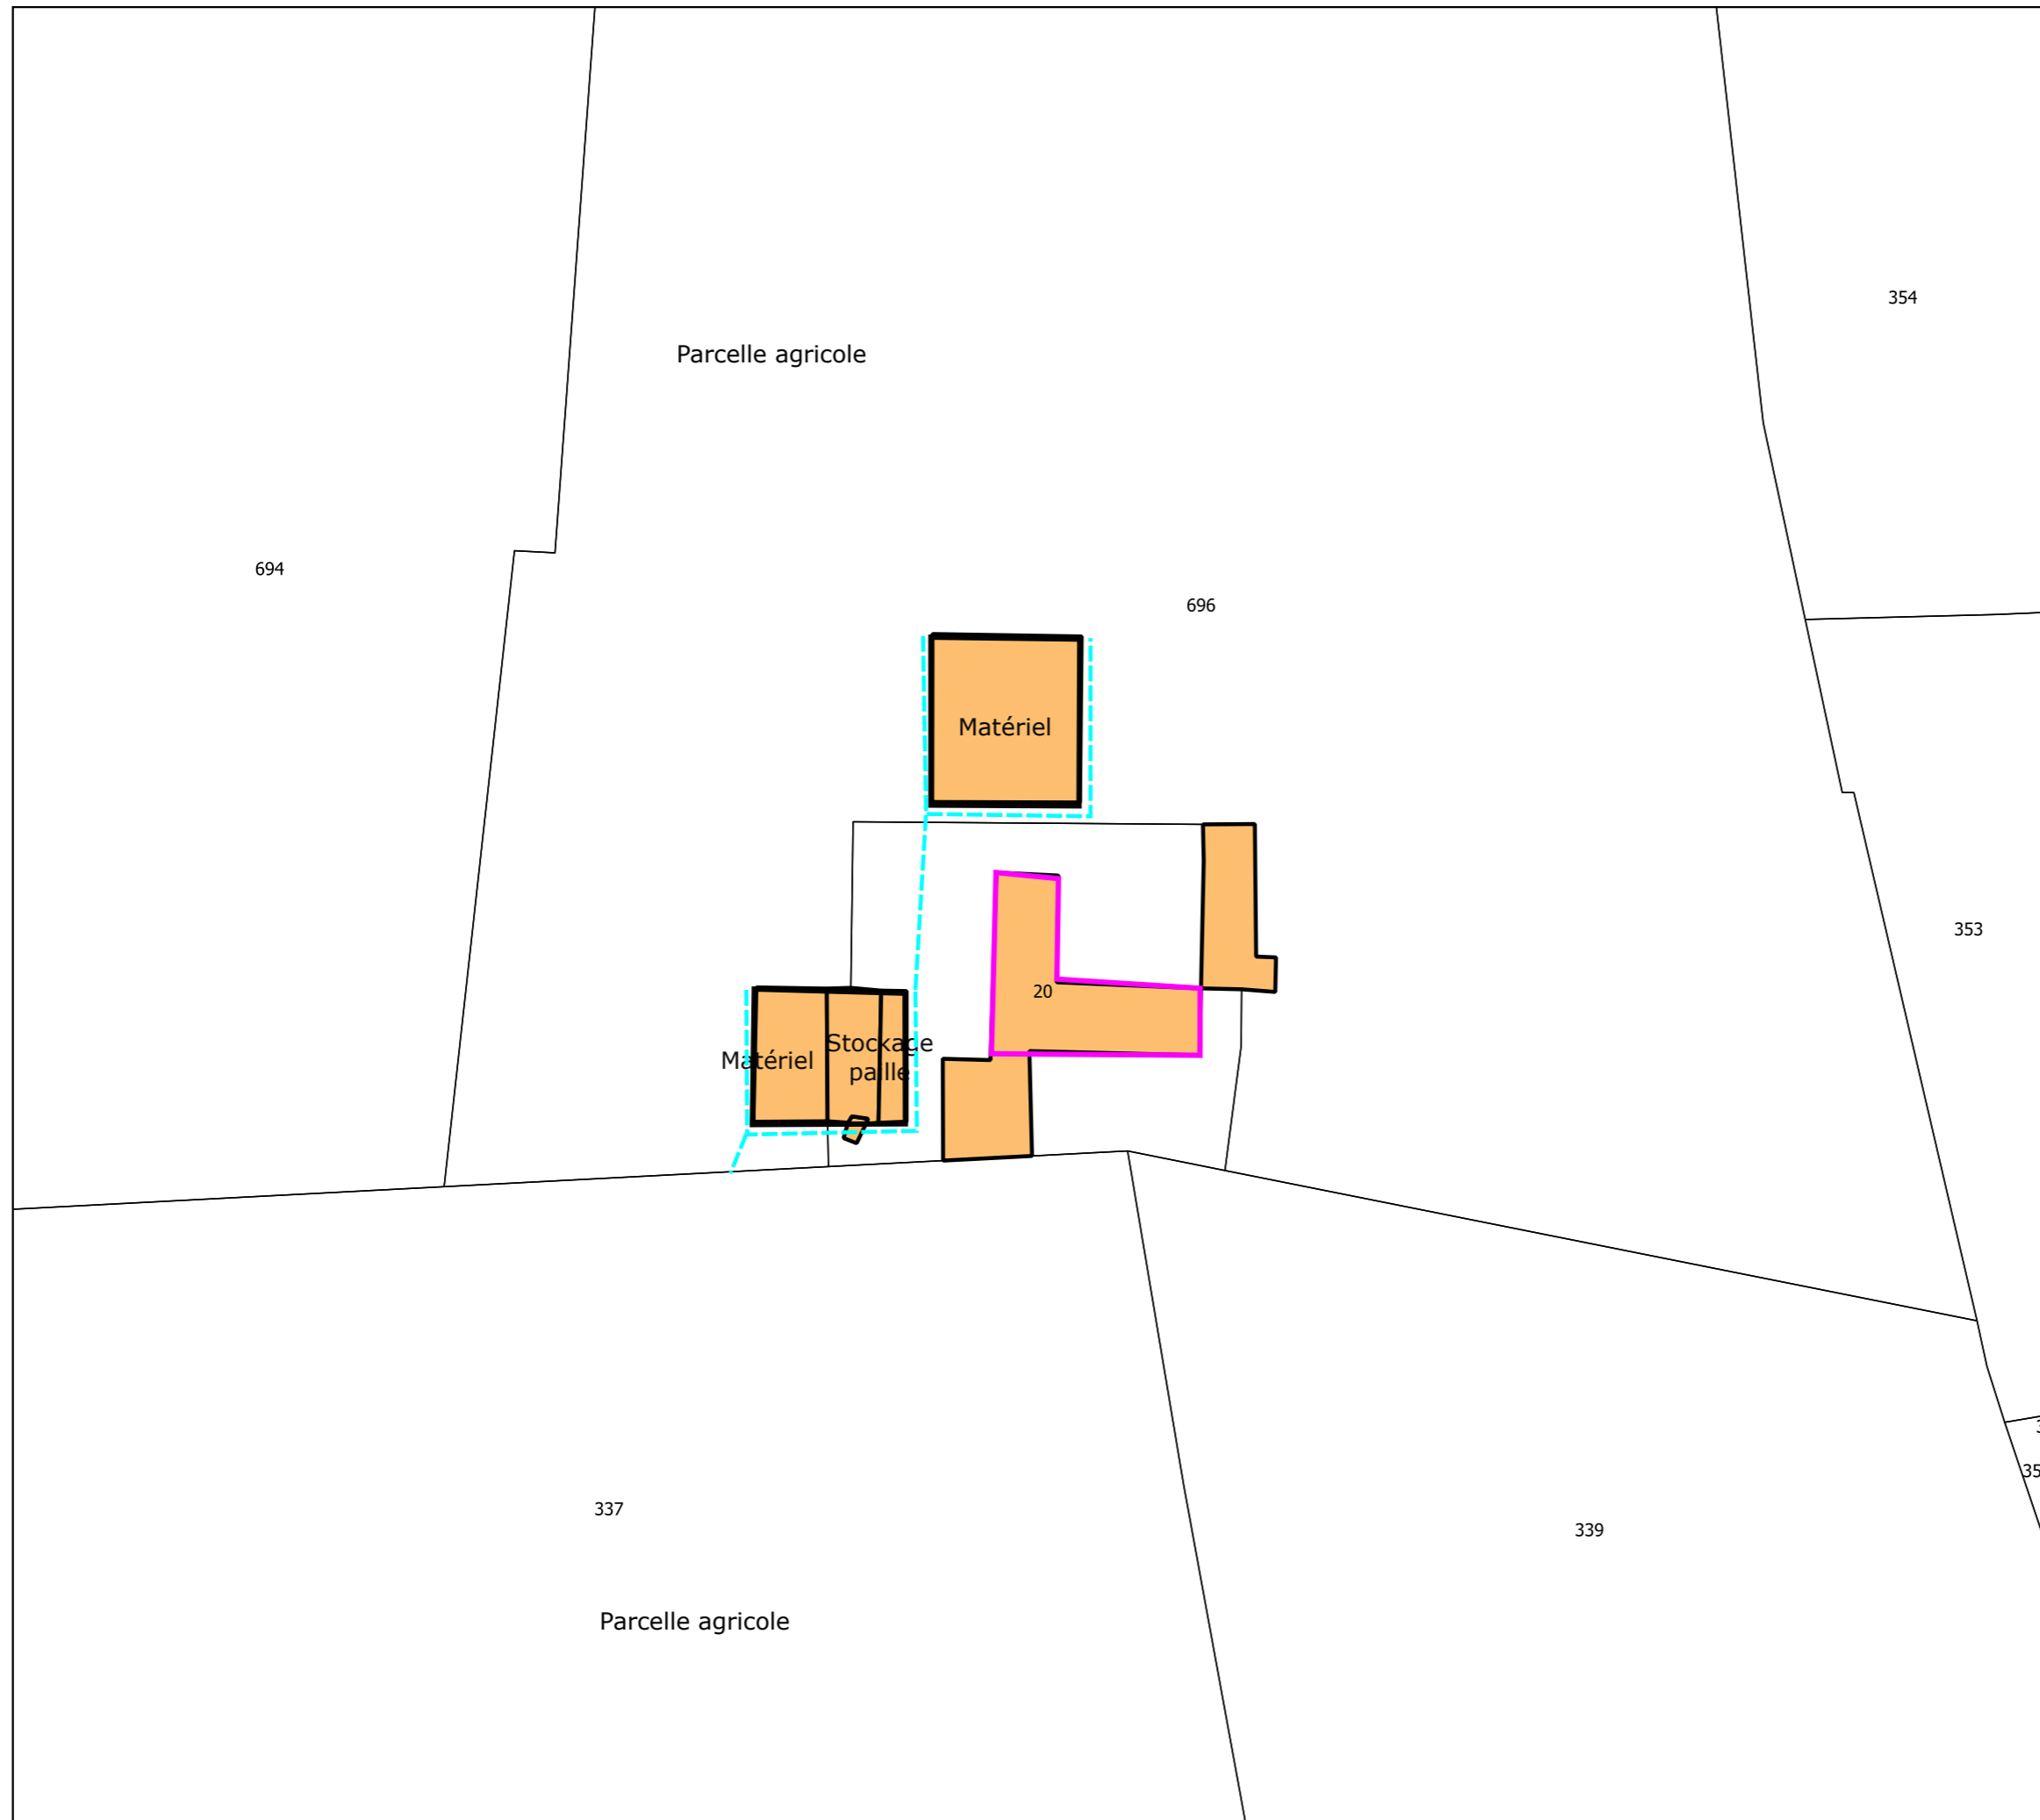

Avenir
CONSEIL ÉLEVAGE

Echelle : 1 / 1000

Janvier 2022

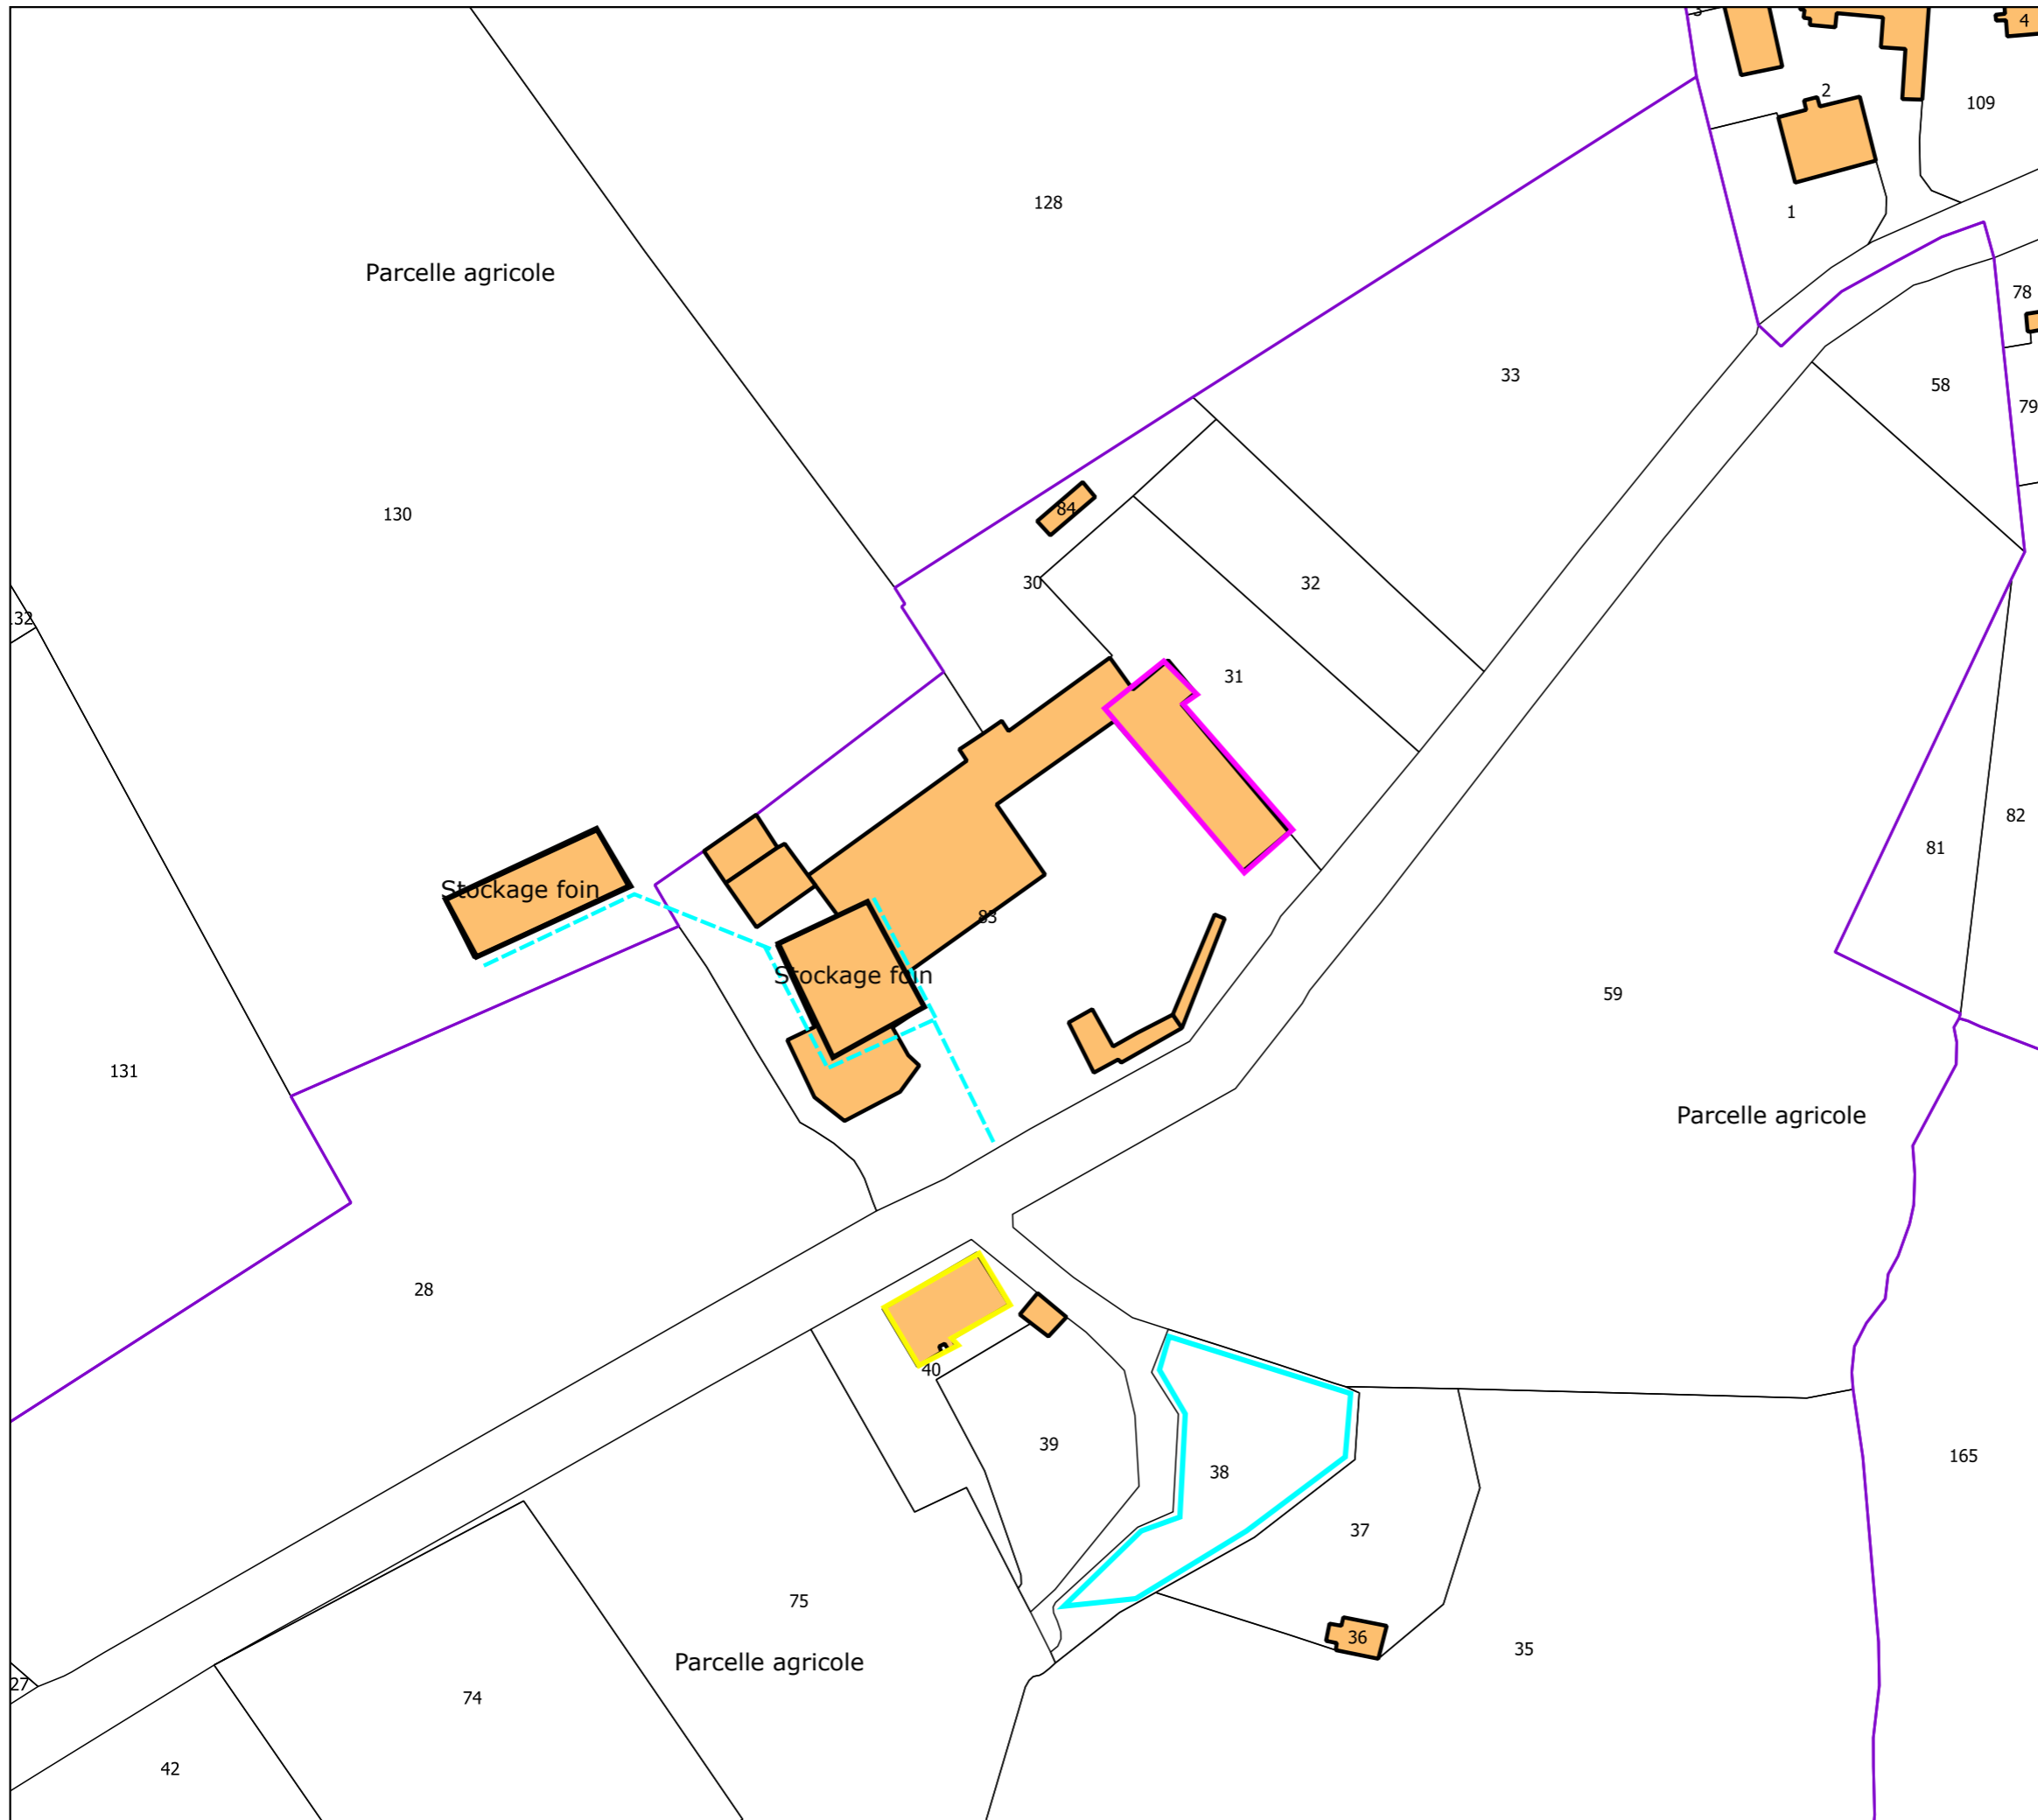






GAEC DES RETEAUX

**Plan de masse des installations
Site stockage paille 2 - avant**

Commune de Fontenelle
Sections AC et B

Légende:

-  Bâtis
-  Bâtiments d'élevage
-  Habitation ancien exploitant
-  Réseau eau pluviale
-  Etang



Avenir
CONSEIL ÉLEVAGE

Echelle : 1 / 1000

Janvier 2022



GAEC DES RETEAUX

Plan de masse des installations Site vaches laitières - après

Commune de Floyon
Section A

Légende:

- Bâti
- Bâtiments d'élevage
- Projet d'élevage
- Silos
- Habitation de l'ancien exploitant
- Ouvrage de stockage des effluents
- Réseau électrique
- Réseau eau potable
- Réseau eau pluviale
- Réseau effluents liquides
- Réseau lisier séparé
- Plateforme cadavre
- Réserve incendie
- Cuve gazoil
- Séparateur de phase

SDT: Salle de traite 2*14 traite par l'arrière double équipement
L: Laiterie
AA: Aire d'attente raclée



Avenir
CONSEIL ÉLEVAGE

Echelle : 1 / 1000





Décembre 2022


GAEC DES RETEAUX

**Plan de masse des installations
Site stockage paille 1 - après**

Commune du Nouvion-en-Thiérache
Section D

Légende:


-  Bâti
-  Bâtiments d'élevage
-  Habitation propriété d'un associé loué à un tiers
-  Réseau eau pluviale

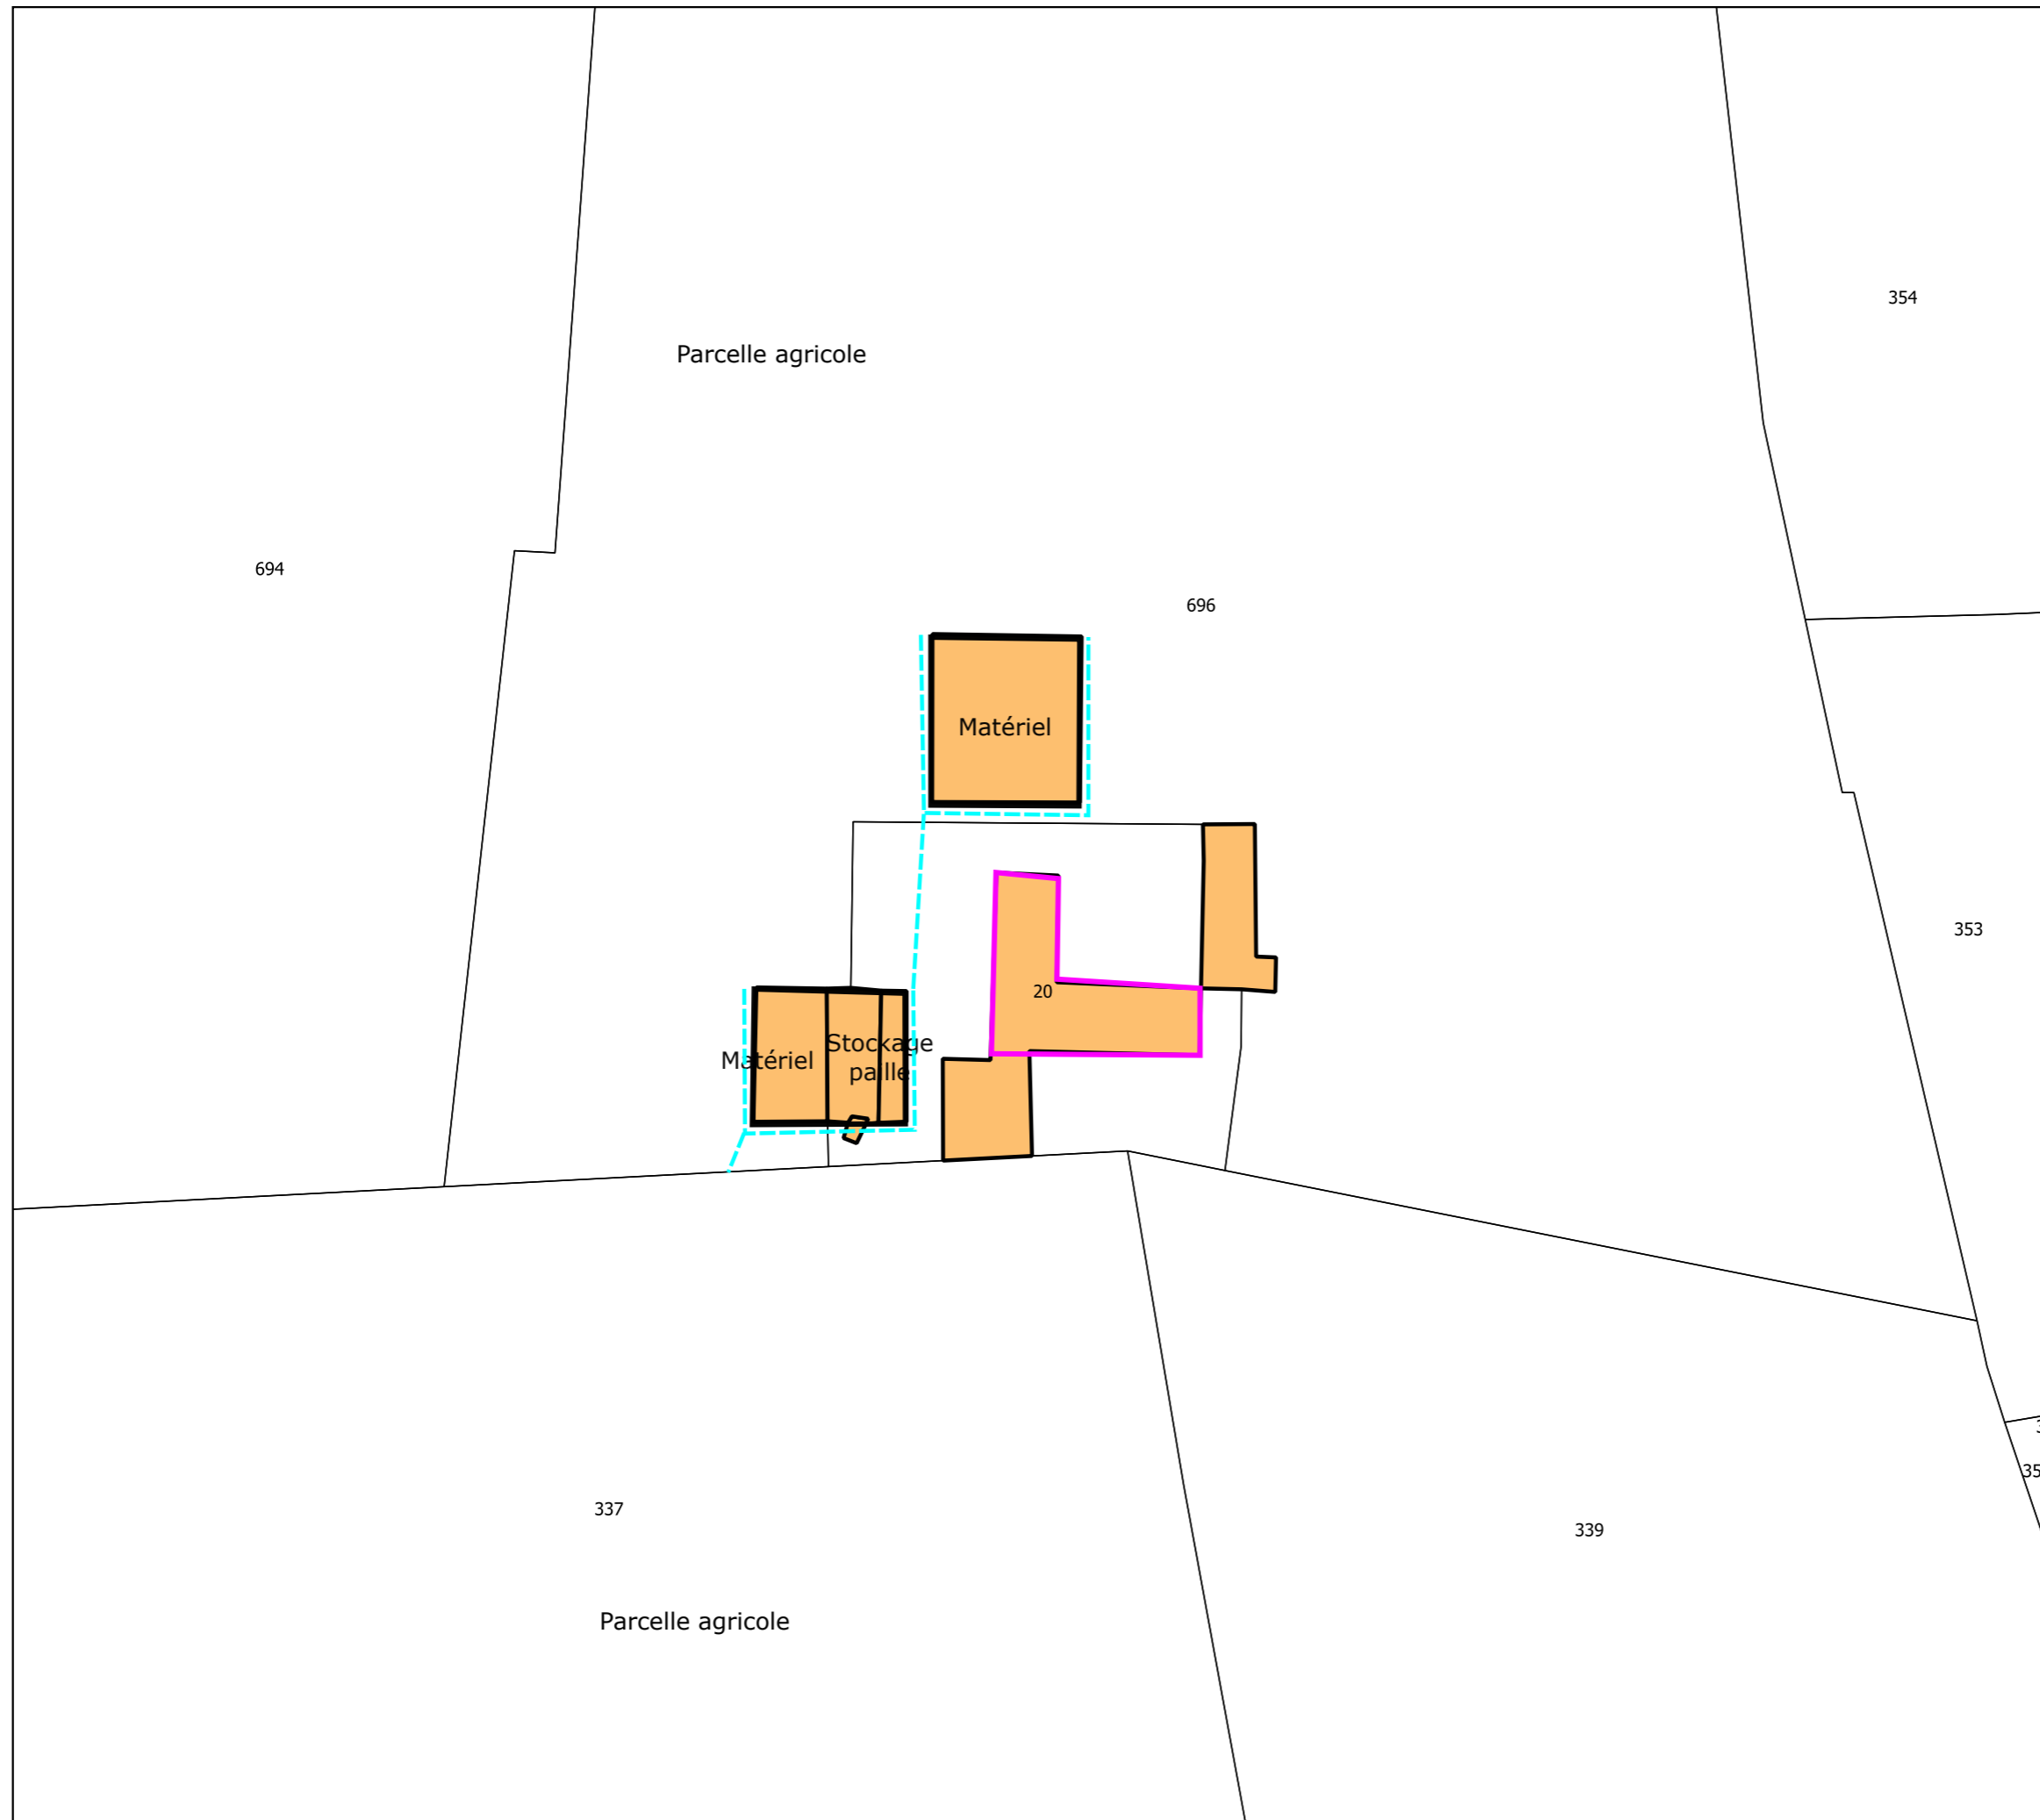

Avenir
CONSEIL ÉLEVAGE

Echelle : 1 / 1000

Janvier 2022

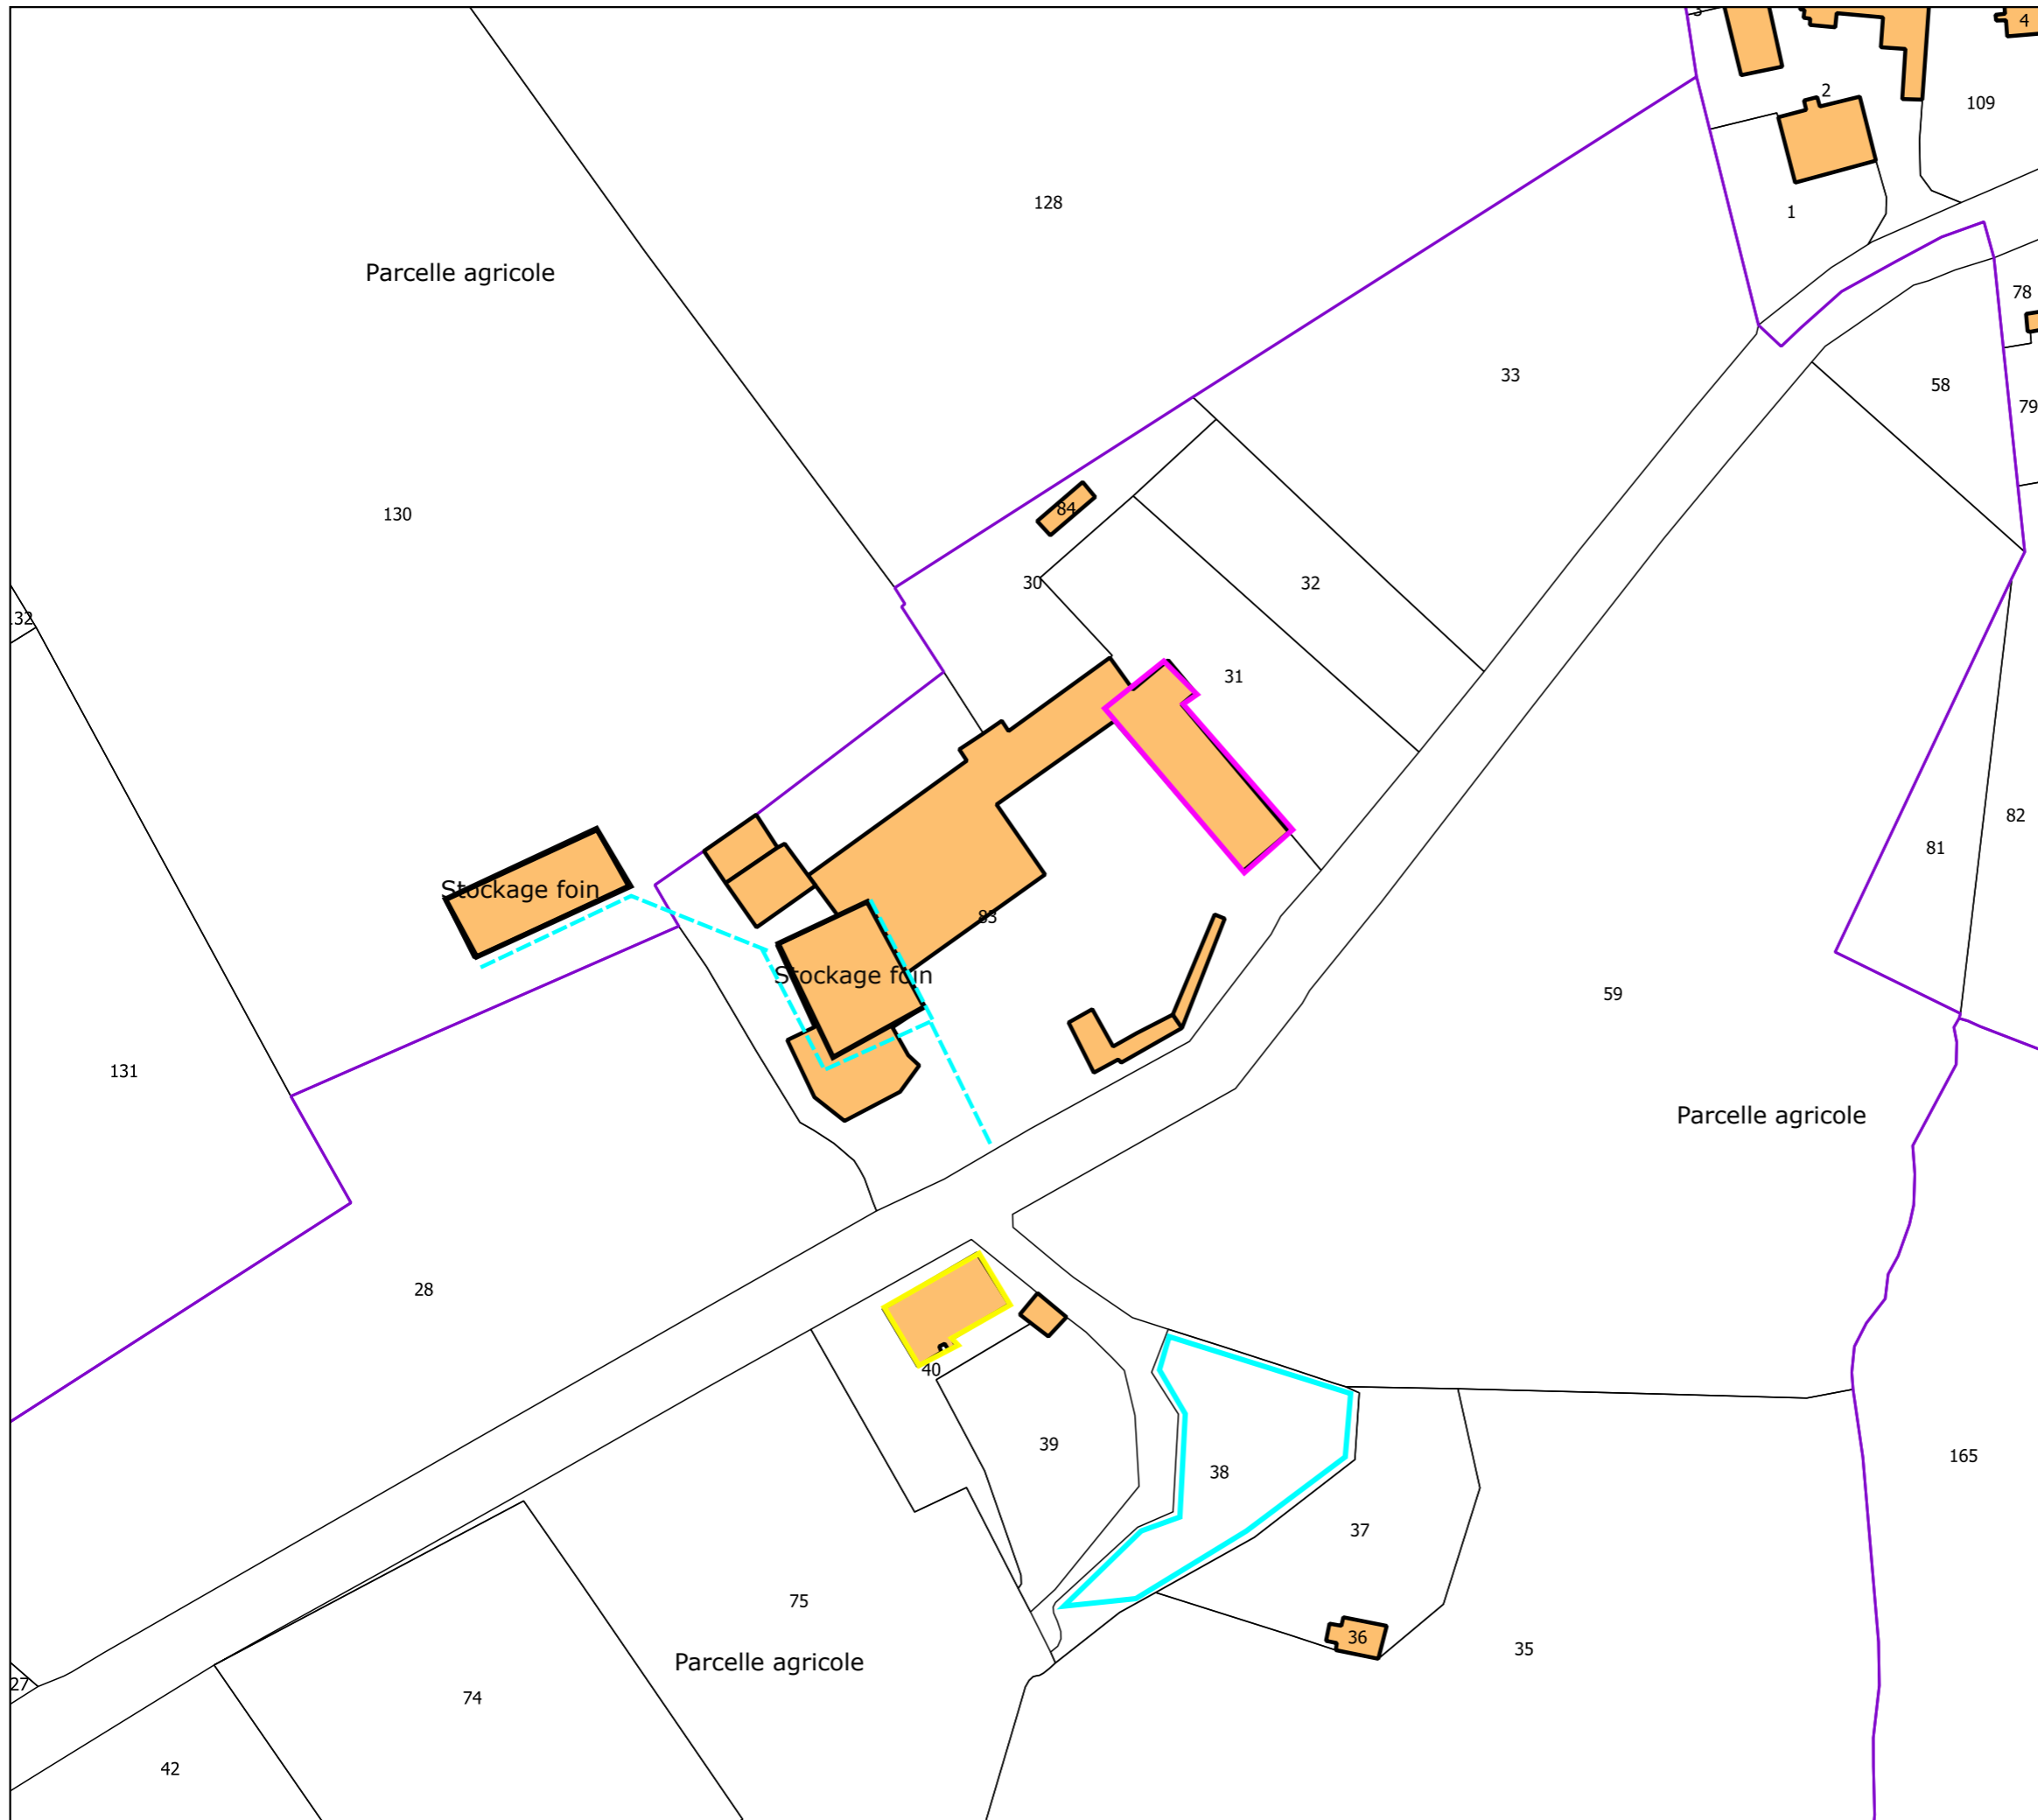

GAEC DES RETEAUX

**Plan de masse des installations
Site stockage paille 2 - après**

Commune de Fontenelle
Sections AC et B

Légende:

- Bâtis
- Bâtiments d'élevage
- Habitation ancien exploitant
- Réseau eau pluviale
- Etang



Avenir
CONSEIL ÉLEVAGE

Echelle : 1 / 1000

Décembre 2022



GAEC DES RETEAUX

**Plan de sécurité
Site vaches laitières**

Commune de Floyon
Section A

Légende:

- Bâti
- Bâtiments d'élevage
- Projet d'élevage
- Silos
- Habitation de l'ancien exploitant
- Ouvrage de stockage des effluents
- Réseau électrique
- Réseau eau potable
- Réseau eau pluviale
- Réseau effluents liquides
- Réseau lisier séparé
- Plateforme cadavre
- Réserve incendie
- Cuve gazoil
- Séparateur de phase
- Extincteur poudre ABC
- Extincteur CO2
- Accès

SDT: Salle de traite 2*14 traite par l'arrière double équipement
L: Laiterie
AA: Aire d'attente raclée



Avenir
CONSEIL ÉLEVAGE

Echelle : 1 / 1000







Décembre 2022

GAEC DES RESEAUX

Plan de sécurité Site stockage paille 1

Commune du Nouvion-en-Thiérache
Section D

Légende:

-  Bâti
-  Bâtiments d'élevage
-  Habitation propriété d'un associé loué à un tiers
-  Réseau eau pluviale
-  Extincteur CO2
-  Accès



Echelle : 1 / 1000








Décembre 2022


GAEC DES RETEAUX

**Plan de sécurité
Site stockage paille 2**

Commune de Fontenelle
Sections AC et B

Légende:

-  Bâti
-  Bâtiments d'élevage
-  Habitation ancien exploitant
-  Réseau eau pluviale
-  Etang
-  Extincteur CO2
-  Accès

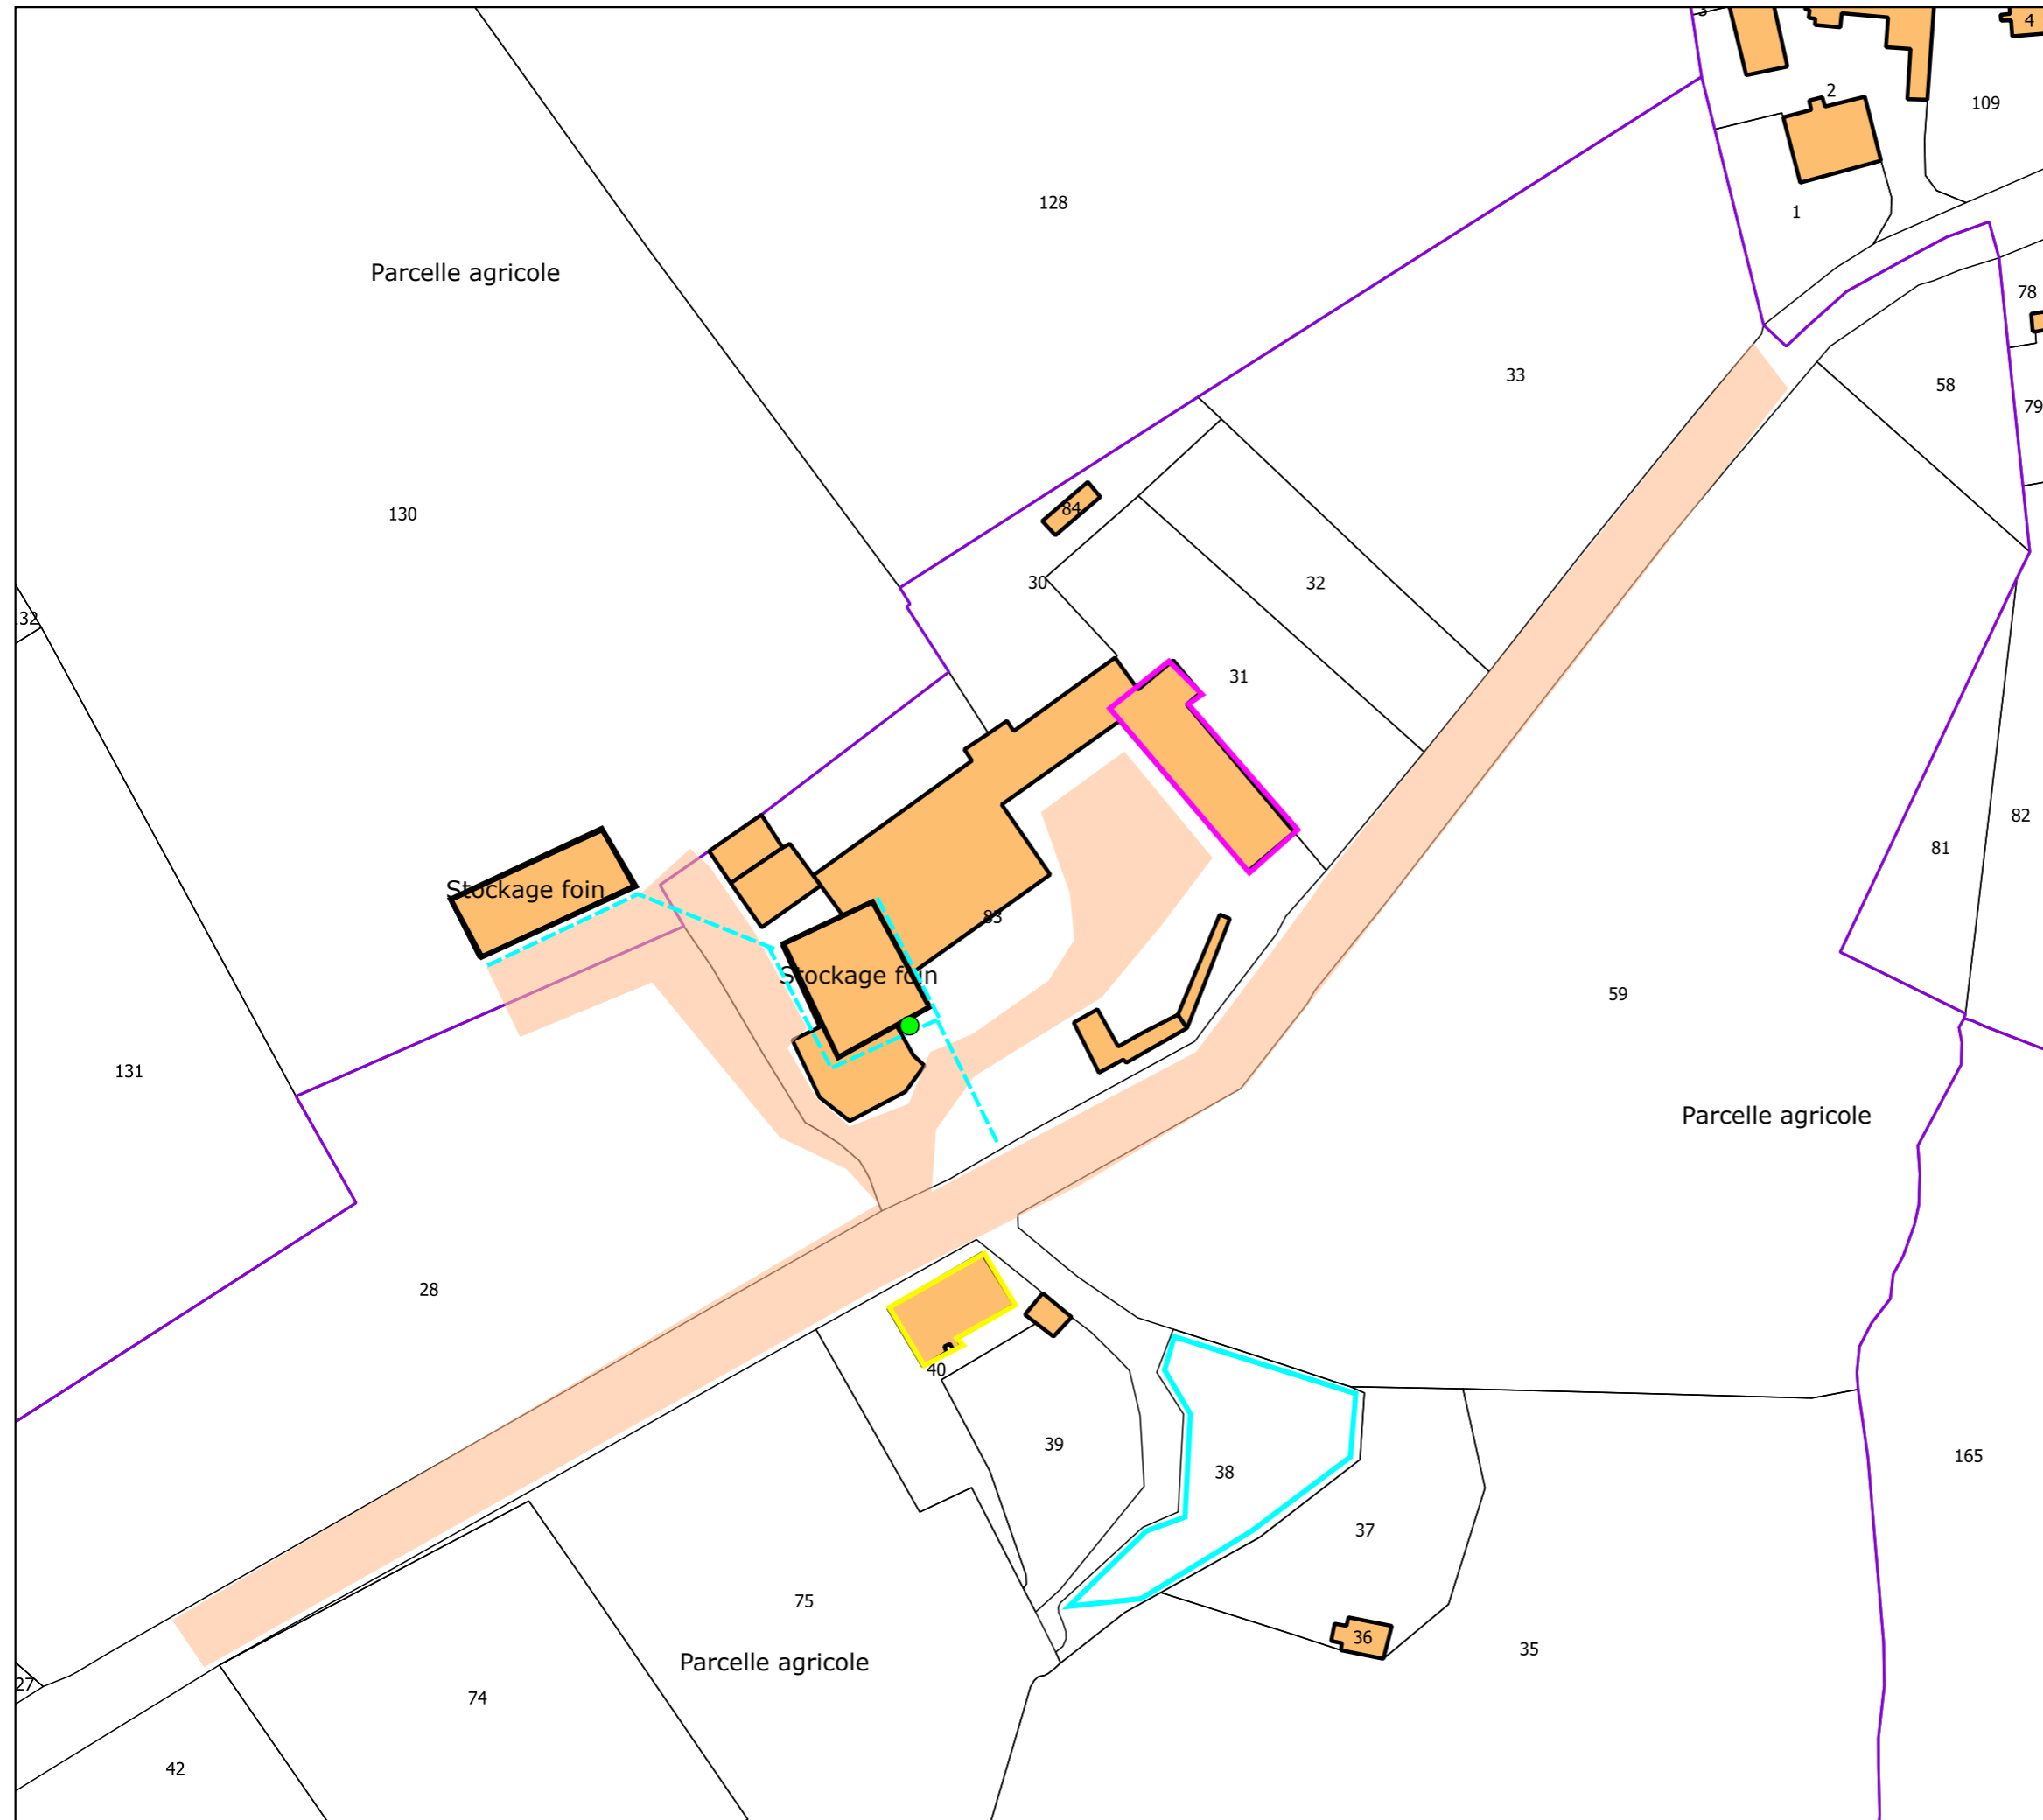

Echelle : 1 / 1000

Décembre 2022