


Commune de Thenelles

Commune de Neuville

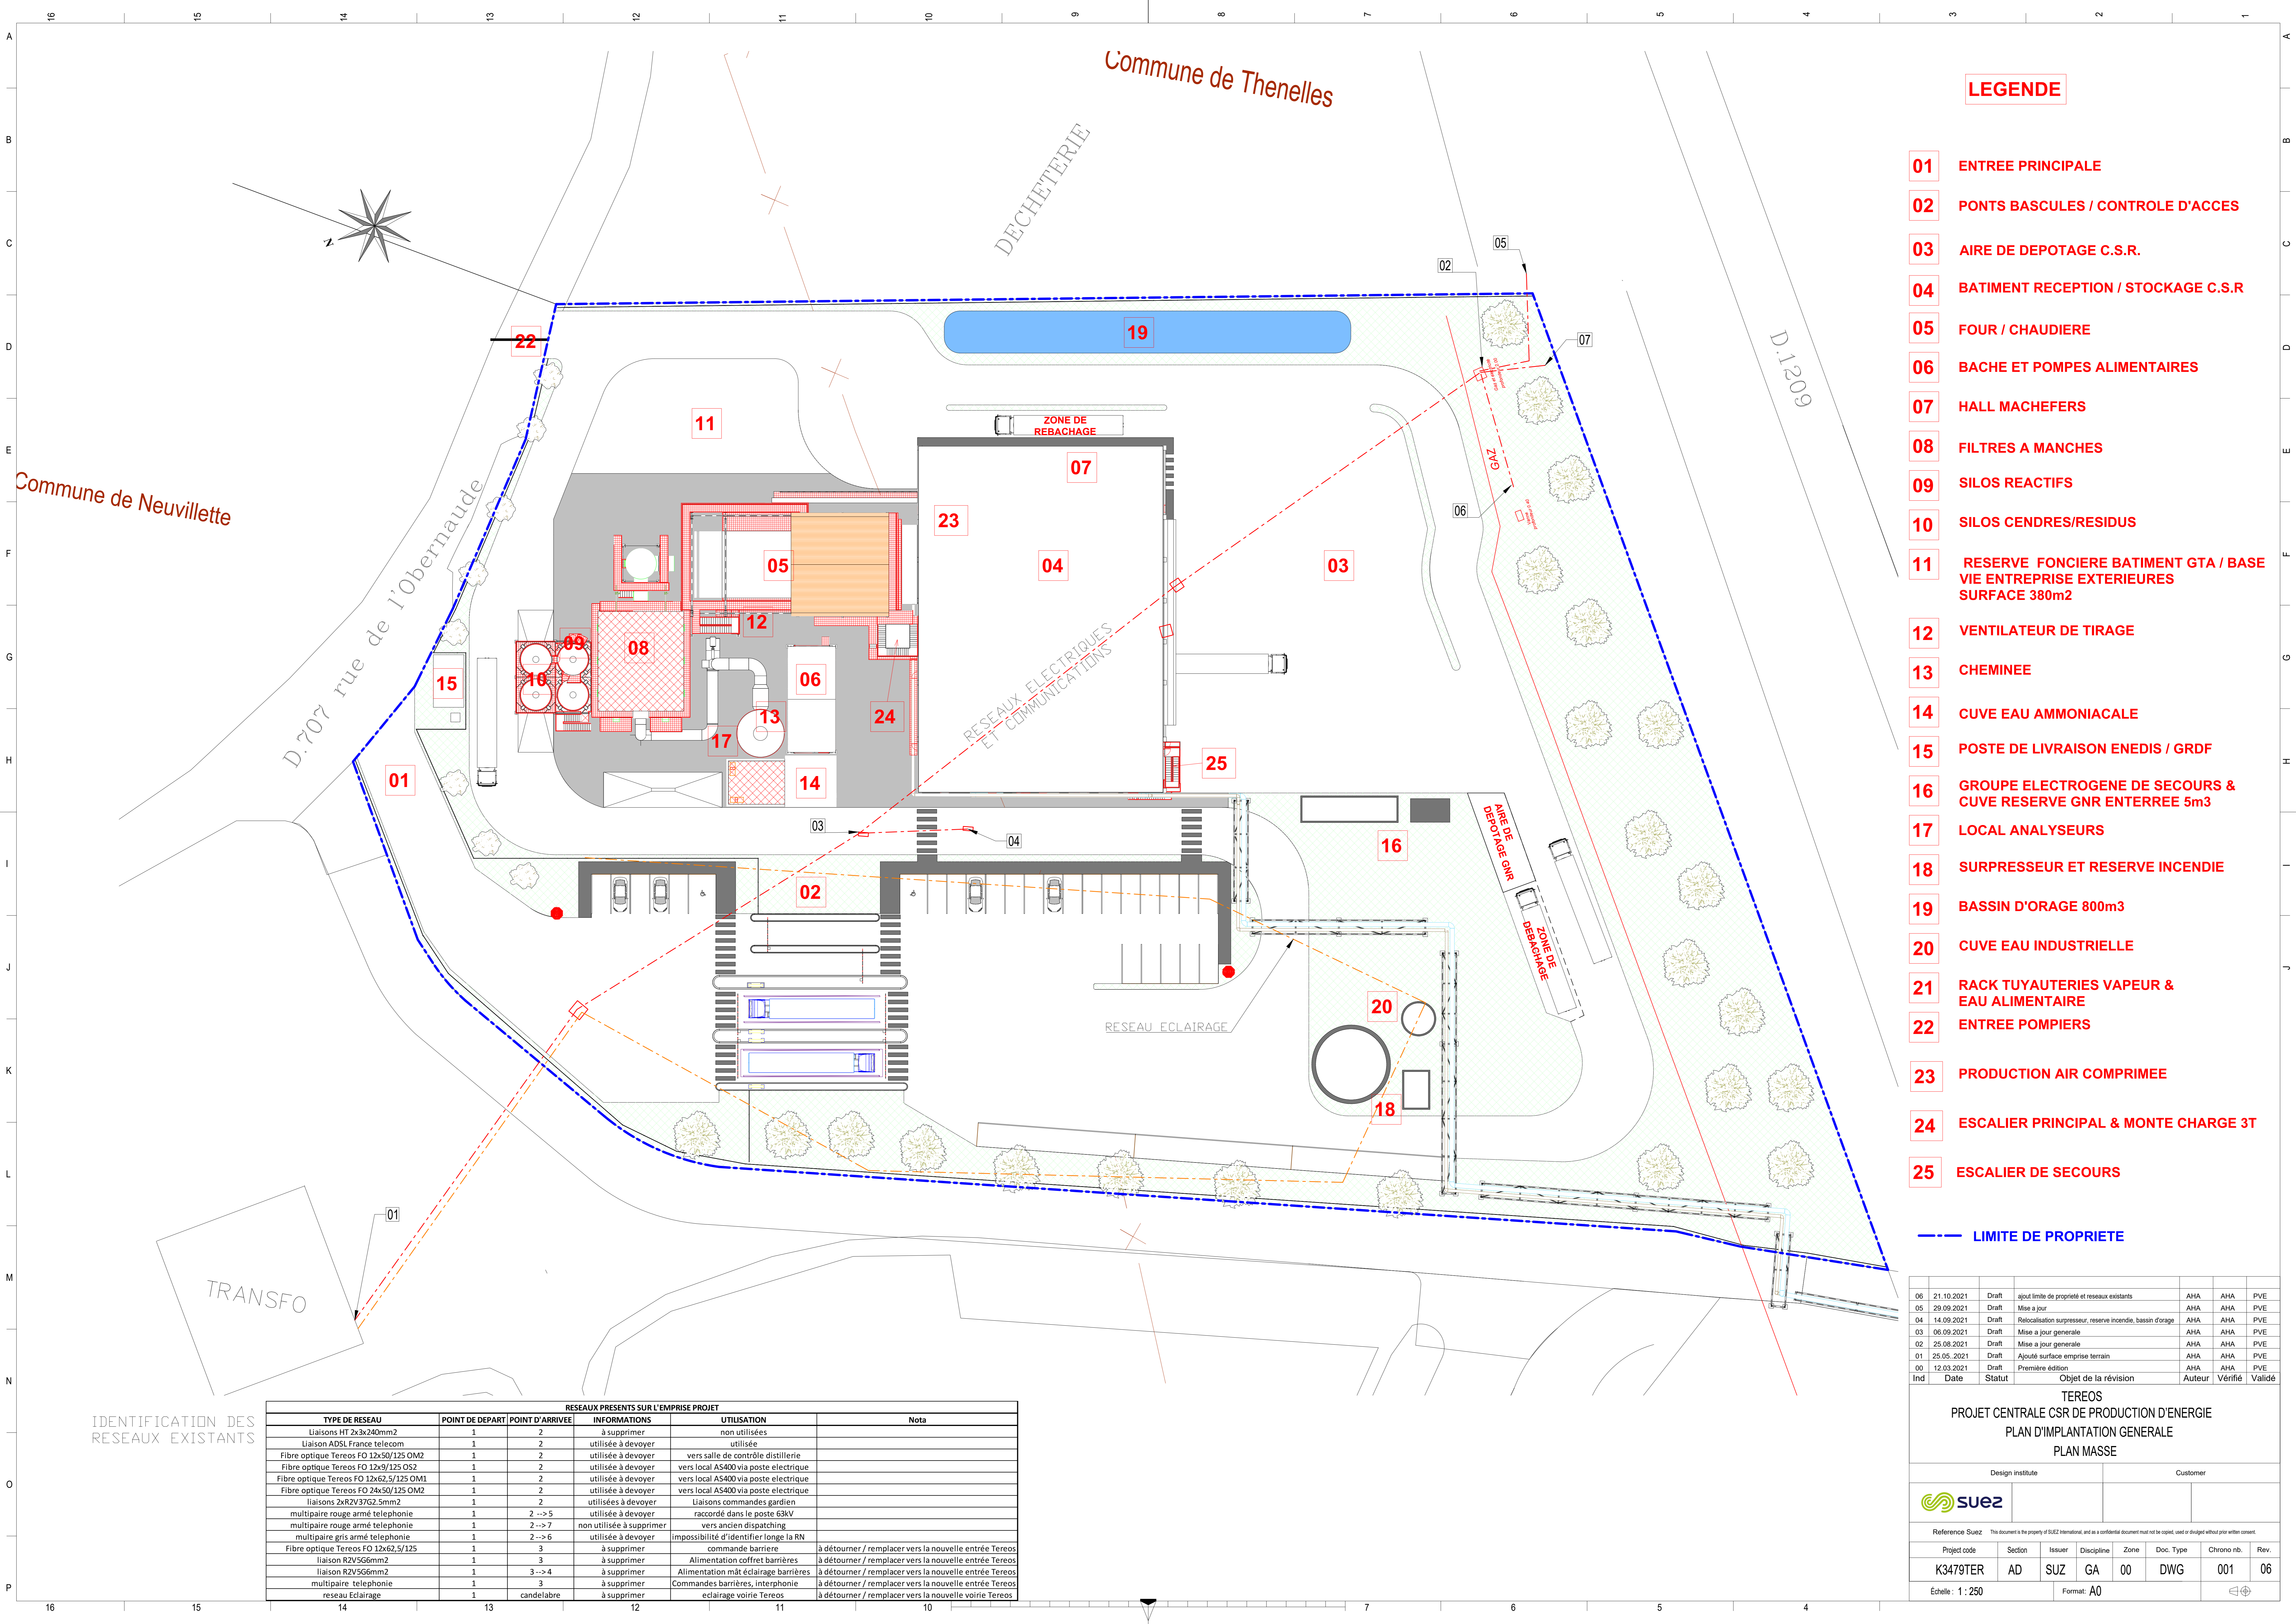

**LEGENDE**

- 01** ENTREE PRINCIPALE
- 02** PONTS BASCULES / CONTROLE D'ACCES
- 03** AIRE DE DEPOTAGE C.S.R.
- 04** BATIMENT RECEPTION / STOCKAGE C.S.R
- 05** FOUR / CHAUDIERE
- 06** BACHE ET POMPES ALIMENTAIRES
- 07** HALL MACHEFERS
- 08** FILTRES A MANCHES
- 09** SILOS REACTIFS
- 10** SILOS CENDRES/RESIDUS
- 11** RESERVE FONCIERE BATIMENT GTA / BASE VIE ENTREPRISE EXTERIEURES SURFACE 380m2
- 12** VENTILATEUR DE TIRAGE
- 13** CHEMINEE
- 14** CUVE EAU AMMONIACALE
- 15** POSTE DE LIVRAISON ENEDIS / GRDF
- 16** GROUPE ELECTROGENE DE SECOURS & CUVE RESERVE GNR ENTERREE 5m3
- 17** LOCAL ANALYSEURS
- 18** SURPRESSEUR ET RESERVE INCENDIE
- 19** BASSIN D'ORAGE 800m3
- 20** CUVE EAU INDUSTRIELLE
- 21** RACK TUYAUTERIES VAPEUR & EAU ALIMENTAIRE
- 22** ENTREE POMPIERS
- 23** PRODUCTION AIR COMPRISEE
- 24** ESCALIER PRINCIPAL & MONTE CHARGE 3T
- 25** ESCALIER DE SECOURS

— — — LIMITE DE PROPRIETE

Ind	Date	Statut	Objet de la révision	AHA	AHA	PVE
06	21.10.2021	Draft	ajout limite de propriété et réseaux existants	AHA	AHA	PVE
05	29.09.2021	Draft	Mise à jour	AHA	AHA	PVE
04	14.09.2021	Draft	Relocalisation surpresseur, réserve incendie, bassin d'orage	AHA	AHA	PVE
03	06.09.2021	Draft	Mise à jour générale	AHA	AHA	PVE
02	25.08.2021	Draft	Mise à jour générale	AHA	AHA	PVE
01	25.05.2021	Draft	Ajouté surface emprise terrain	AHA	AHA	PVE
00	12.03.2021	Draft	Première édition	AHA	AHA	PVE
				Auteur	Vérifié	Validé

**TEREOS**  
**PROJET CENTRALE CSR DE PRODUCTION D'ENERGIE**  
**PLAN D'IMPLANTATION GENERALE**  
**PLAN MASSE**

Design institute: **SUEZ** Customer: \_\_\_\_\_

Reference Suez: This document is the property of SUEZ International, and as a confidential document must not be copied, used or divulged without prior written consent.

Project code	Section	Issuer	Discipline	Zone	Doc. Type	Chrono n°	Rev.
K3479TER	AD	SUZ	GA	00	DWG	001	06

Échelle : 1 : 250      Format: A0

**IDENTIFICATION DES RESEAUX EXISTANTS**

RESEAUX PRESENTS SUR L'EMPRISE PROJET					
TYPE DE RESEAU	POINT DE DEPART	POINT D'ARRIVEE	INFORMATIONS	UTILISATION	Nota
Liaisons HT 2x3x240mm2	1	2	à supprimer	non utilisées	
Liaison ADSL France telecom	1	2	utilisée à devoyer	utilisée	
Fibre optique Tereos FO 12x50/125 OM2	1	2	utilisée à devoyer	vers salle de contrôle distillerie	
Fibre optique Tereos FO 12x9/125 OS2	1	2	utilisée à devoyer	vers local AS400 via poste électrique	
Fibre optique Tereos FO 12x62,5/125 OM1	1	2	utilisée à devoyer	vers local AS400 via poste électrique	
Fibre optique Tereos FO 24x50/125 OM2	1	2	utilisée à devoyer	vers local AS400 via poste électrique	
liaisons 2xR2V37G2 5mm2	1	2	utilisées à devoyer	Liaisons commandes gardien	
multipaire rouge armé téléphonie	1	2->5	utilisée à devoyer	raccordé dans le poste 63KV	
multipaire rouge armé téléphonie	1	2->7	non utilisée à supprimer	vers ancien dispatching	
multipaire gris armé téléphonie	1	2->6	utilisée à devoyer	impossibilité d'identifier longe la RN	
Fibre optique Tereos FO 12x62,5/125	1	3	à supprimer	commande barrière	à détourner / remplacer vers la nouvelle entrée Tereos
liaison R2V5G6mm2	1	3	à supprimer	Alimentation coffret barrières	à détourner / remplacer vers la nouvelle entrée Tereos
liaison R2V5G6mm2	1	3->4	à supprimer	Alimentation mât éclairage barrières	à détourner / remplacer vers la nouvelle entrée Tereos
multipaire téléphonie	1	3	à supprimer	Commandes barrières, interphonie	à détourner / remplacer vers la nouvelle entrée Tereos
reseau Eclairage	1	candelabre	à supprimer	eclairage voirie Tereos	à détourner / remplacer vers la nouvelle voirie Tereos